


LEGENDA

1. ○ istn. słup linii napowietrznej typu RNK - ŻN 10
2. ○ istn. słup linii napowietrznej typu P (drew.)
3. ○ istn. słup linii napowietrznej typu P (drew.)
4. ○ istn. słup linii napowietrznej typu P - ŻN 10
5. ○ istn. słup linii napowietrznej typu P - ŻN 10
6. ○ istn. słup linii napowietrznej typu RK - ŻN 10
- proj. linia oświetlenia AsXS 2 x 16 mm² dł. 202 m.
- proj. oprawa oświetlenia ulicznego typu SGS.
- istn. oprawa oświetlenia ulicznego
- proj. odgromniki typu SE 30.166
- — istn. linia napowietrzna niskiego napięcia
- eANN — istn. linia kablowa niskiego napięcia
- gA — istniejący gazociąg
- wA — istniejący wodociąg

USŁUGI PROJEKTOWE
INSTALACJE ELEKTRYCZNE
Antoni Szczotka
43-316 BIELSKO-BIAŁA
ul. Koliasta 30, tel. (033) 818 63 35
R-070544984 ; NIP-547-110-32-77
s. 541. 412. 013

Temat : Projekt zagospodarowania terenu dla podwieszenia linii napowietrznej oświetlenia ulicznego drogi gminnej ul. Gołębiewej w sołectwie Jasienica.				
Inwestor : Urząd Gminy Jasienica		ul. Międzyrzecka 43-385 Jasienica		
Autor projektu :	Imię i Nazwisko Antoni Szczotka	Adres ul. Koliasta 30 43 - 300 Bielsko - Biała	nr uprawnień 40 / 92 UW B-B	Podpis
Nr mapy :	s. 541. 412. 013			
Data :	kwiecień-maj 2006 r.	Skala 1 : 1000	Układ TT	Nr rys. 1

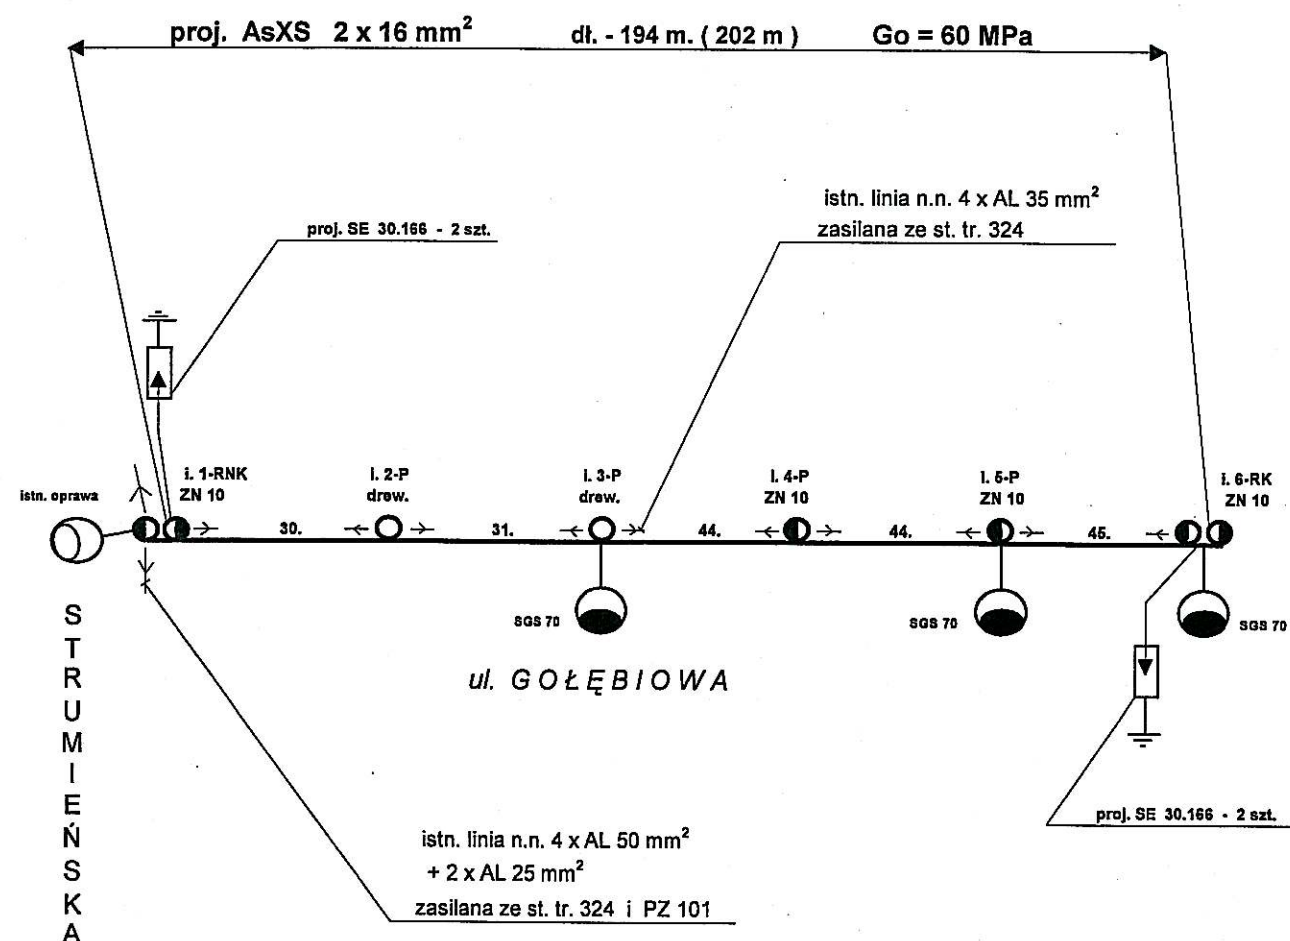

USŁUGI PROJEKTOWE
INSTALACJE ELEKTRYCZNE
Antoni Szczotka
43-316 BIELSKO-BIAŁA
ul. Kółista 30, tel./033) 818 63 35
R-070544984 ; NIP-547-119-32-77

Temat: Schemat trasy linii napowietrznej oświetlenia drogi gminnej ul. Gołębiowej w sołectwie Jasienica.				
Inwestor: Urząd Gminy Jasienica ul. Miedzyrzecka 43 - 385 Jasienica 159				
Autor projektu:	Imię i Nazwisko Antoni Szczotka	Adres ul. Kółista 30 43 - 300 Bielsko - Biała	nr uprawnień 40 / 92 UW B-B	Podpis
Nr mapy:				
Data: kwiecień - maj 2006 r.				
Skala		Układ TT		Nr rys. 2

