 




 





LEGENDA

- 1.  istn. słup linii napowietrznej typu RK - ŻN 10
-  proj. oprawa oświetlenia ulicznego typu SGS.
-  istn. linia napowietrzna niskiego napięcia
-  eANN istn. linia kablowa niskiego napięcia
-  odgromniki typu SE 30.166
-  Istn. oprawa oświetlenia ulicznego
-  gA istniejący gazociąg
-  wA istniejący wodociąg



URZĄD GMINY JASZENICA
Załącznik do pisma (decyzji)
BRG 5544-Z-139/2006
z dnia 22 czerwca 2006

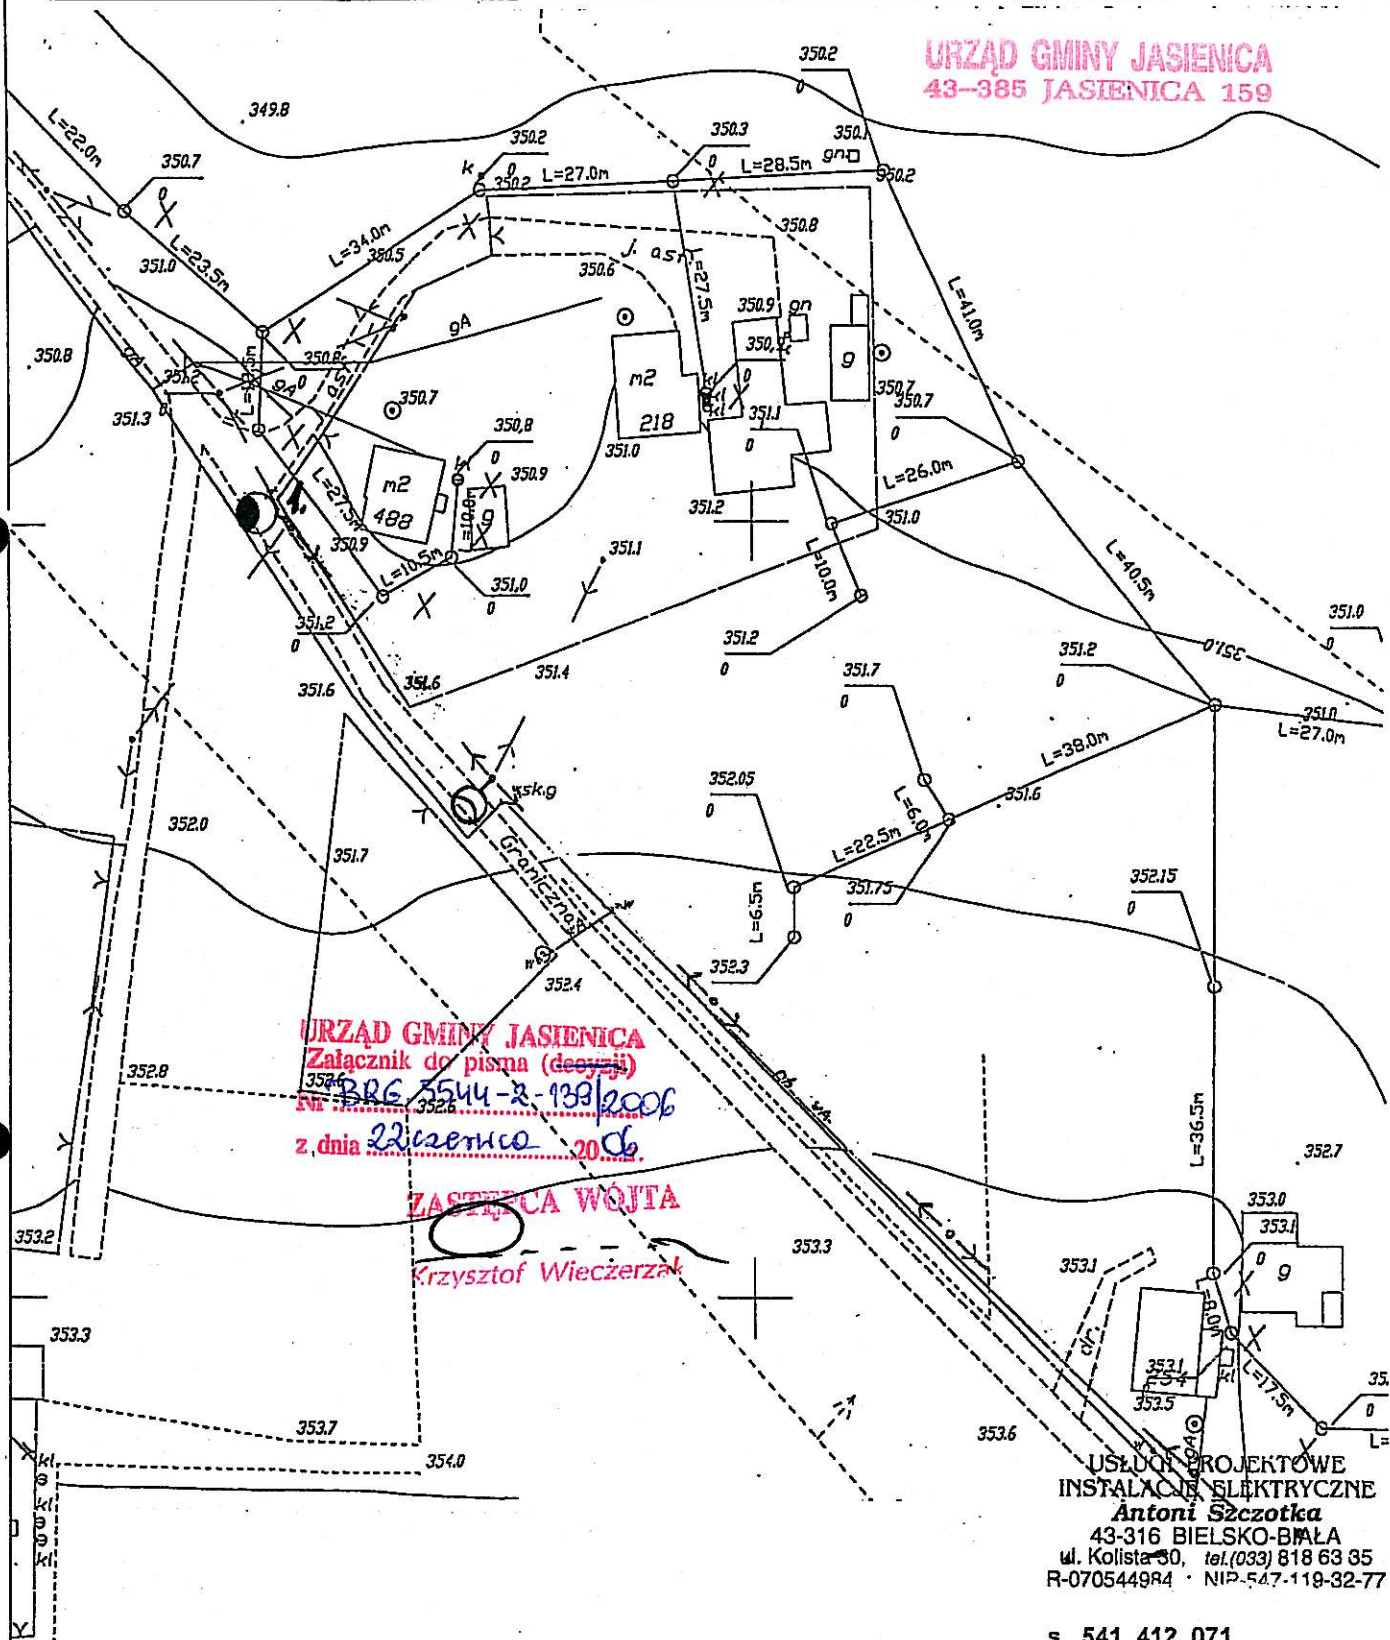ZASTĘPCA WOJTA
Krzysztof Wieczerzak

USŁUGI PROJEKTOWE
INSTALACJE ELEKTRYCZNE
Antoni Szczotka
43-316 BIELSKO-BIAŁA
ul. Kollista 30, tel. (033) 818 63 35
R-0705449R4 · NIP 547-119-32-77

s. 541.412.071

Temat: Projekt zagospodarowania terenu dla montażu na istniejącym słupie oprawy oświetlenia ulicznego drogi gminnej ul. Granicznej w sołectwie Jasienica.				
Inwestor: Urząd Gminy Jasienica		ul. Międzyrzecka 43-385 Jasienica		
Autor projektu:	Imię i Nazwisko	Adres	nr uprawnień	Podpis
	Antoni Szczotka	ul. Kollista 30	40/92 UW B-B	
Nr mapy: s. 541.412.071		43-300 Bielsko - Biała		1
Data: czerwiec 2006 r.		Skala 1 : 1000	Układ TT	
				Nr rys. 1