

Temat: Projekt zagospodarowania terenu dla podwieszenia linii napowietrznej oświetlenia ulicznego drogi gminnej ul. Łubinowej w sołectwie Jasienica.

Inwestor: Urząd Gminy Jasienica ul. Międzyrzecka 43-385 Jasienica

Autor projektu: Imię i Nazwisko Antoni Szczotka

Adres: ul. Kollata 30
43 - 300 Bielsko - Biała

nr uprawnień: 40 / 92 UW B-B

Podpis:

Nr mapy:

Data: kwiecień-maj 2006 r.

Skala: 1 : 1000


Układ: TT


Nr rys.: 1


LEGENDA

1. ○ istn. słup linii napowietrznej typu RNK - ŻN 10
 2. ○ istn. słup linii napowietrznej typu RNK - ŻN 10
 3. ○ istn. słup linii napowietrznej typu N4 - ŻN 10
 4. ○ istn. słup linii napowietrznej typu RN - ŻN 10
 5. ○ istn. słup linii napowietrznej typu RK - ŻN 10
- proj. linia oświetlenia AsXS 2 x 16 mm² dł. 168 m.
proj. oprawa oświetlenia ulicznego typu SGS.
istn. oprawa oświetlenia ulicznego
proj. odgromniki typu SE 30.166
- — istn. linia napowietrzna niskiego napięcia
— eANN — istn. linia kablowa niskiego napięcia
— gA — istniejący gazociąg
— wA — istniejący wodociąg

**USŁUGI PROJEKTOWE
INSTALACJE ELEKTRYCZNE**
Antoni Szczotka
43-316 BIELSKO-BIAŁA
ul. Kollata 30, tel. (033) 818 63 35
P.070544984 ; NIP.84711932-77

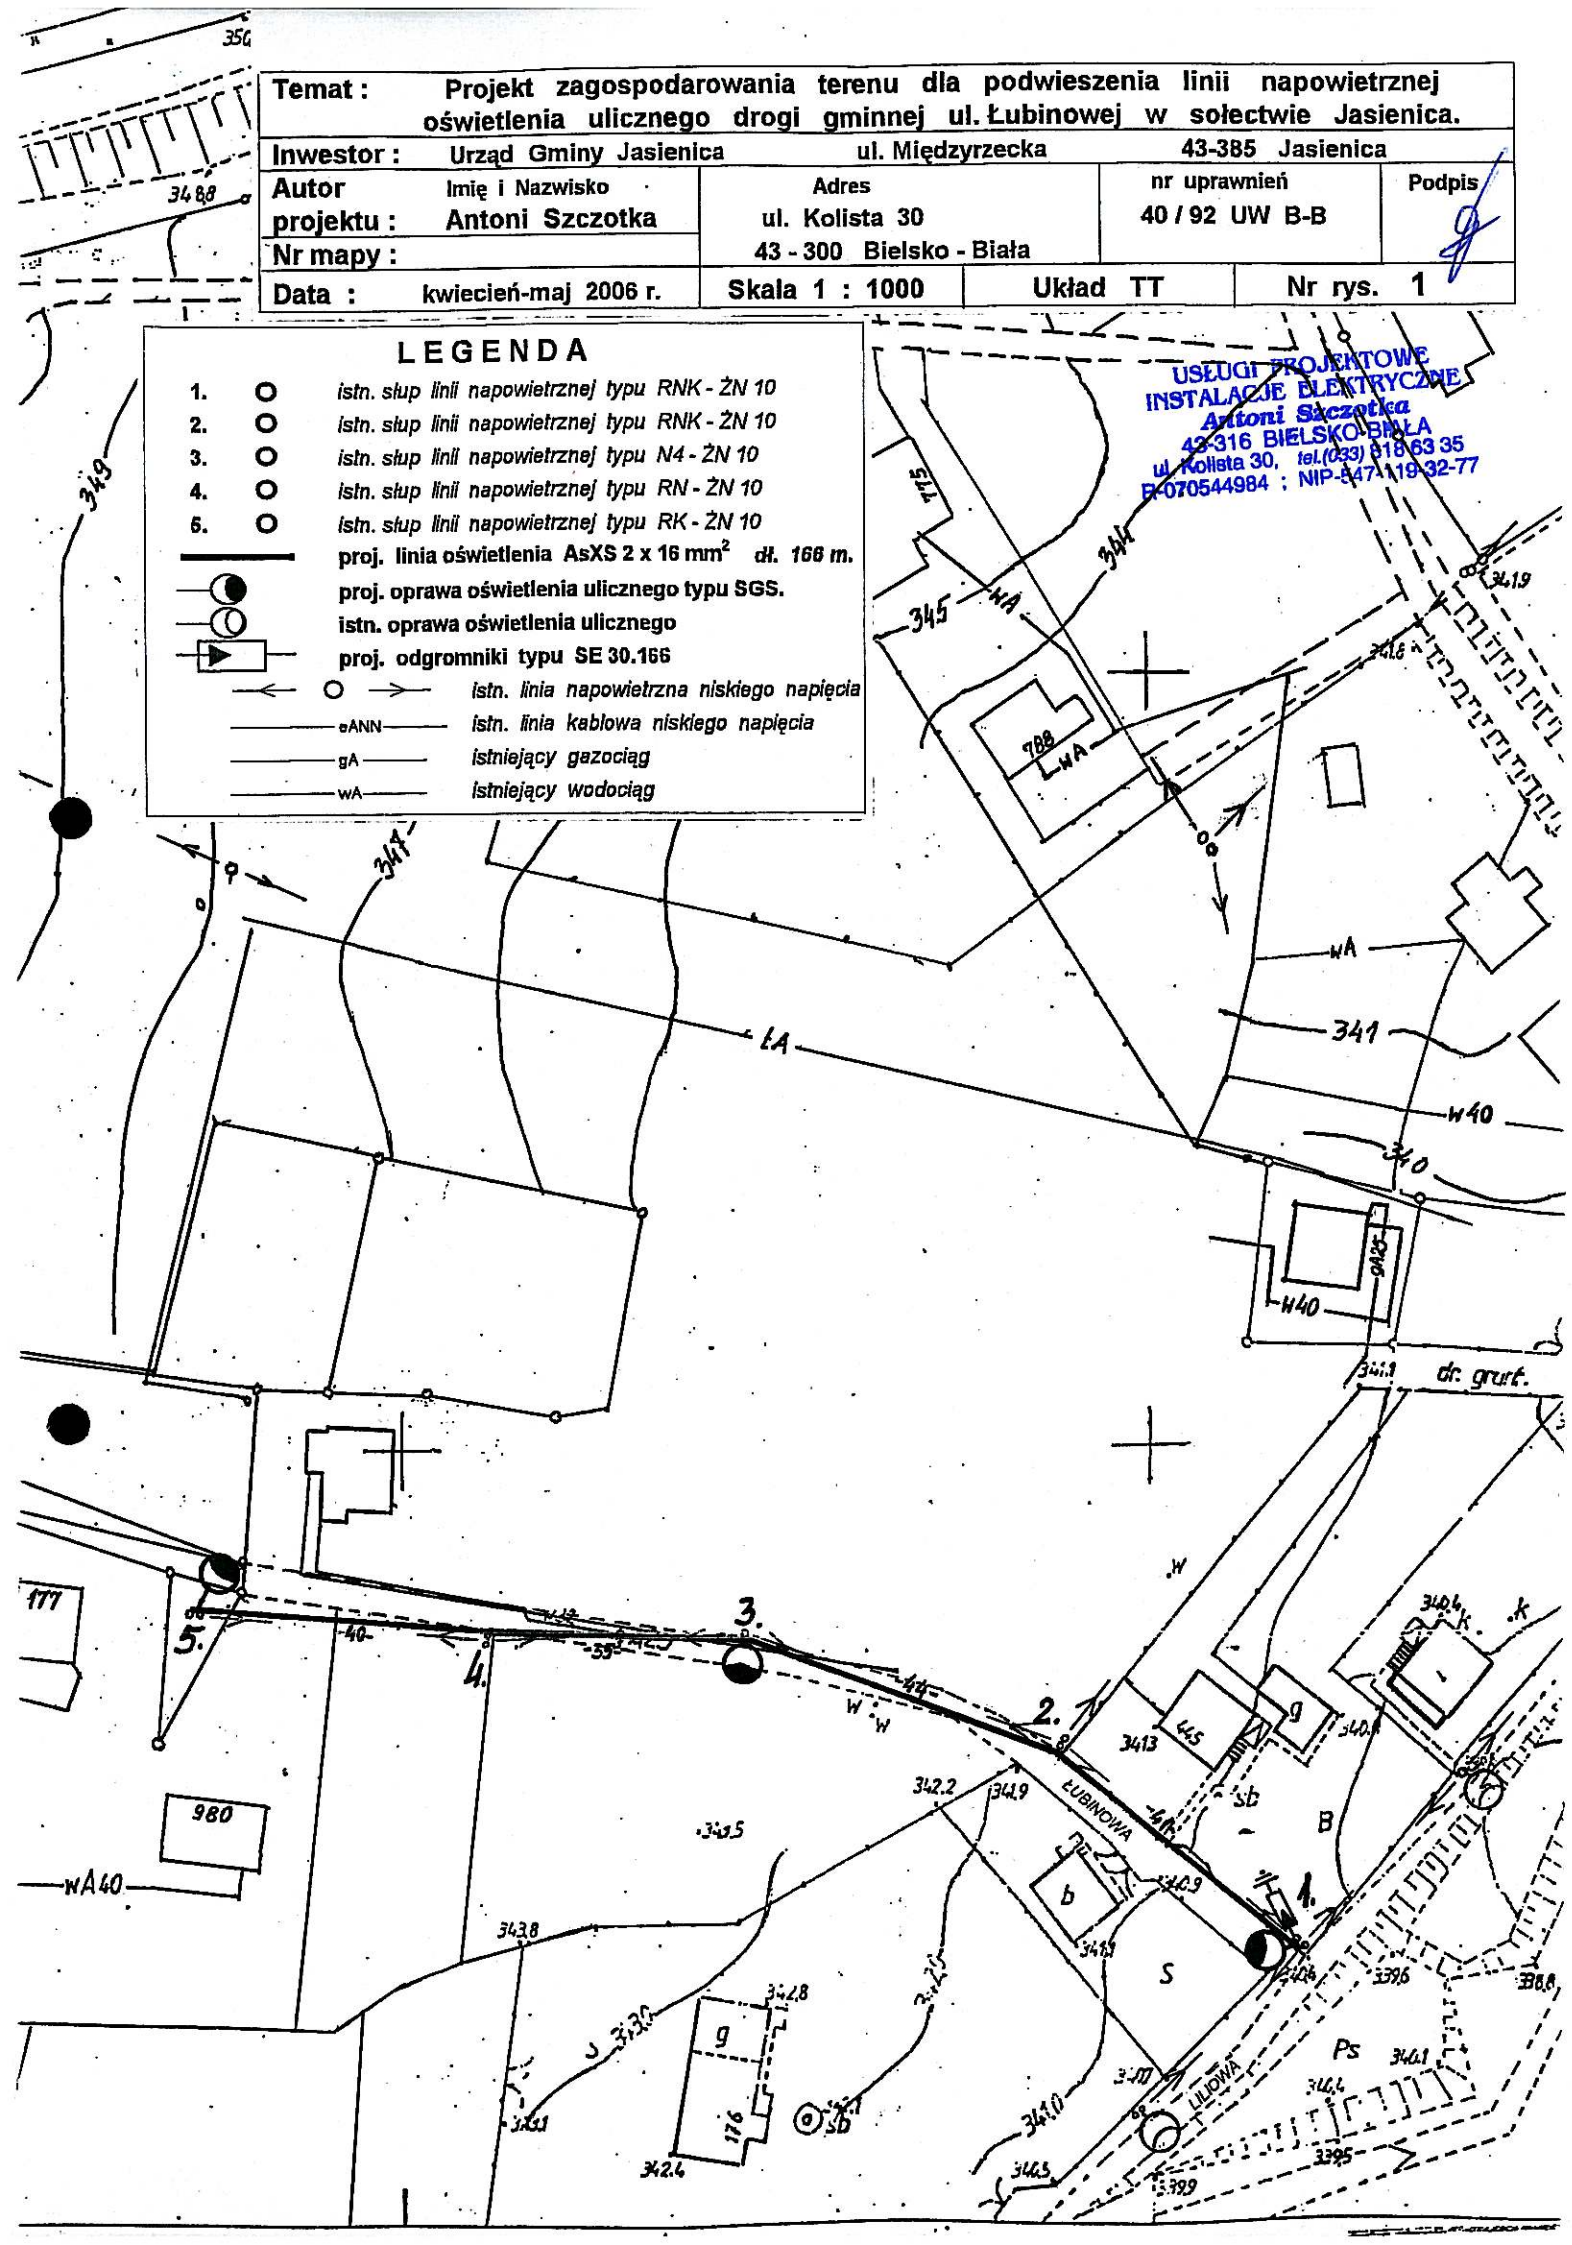

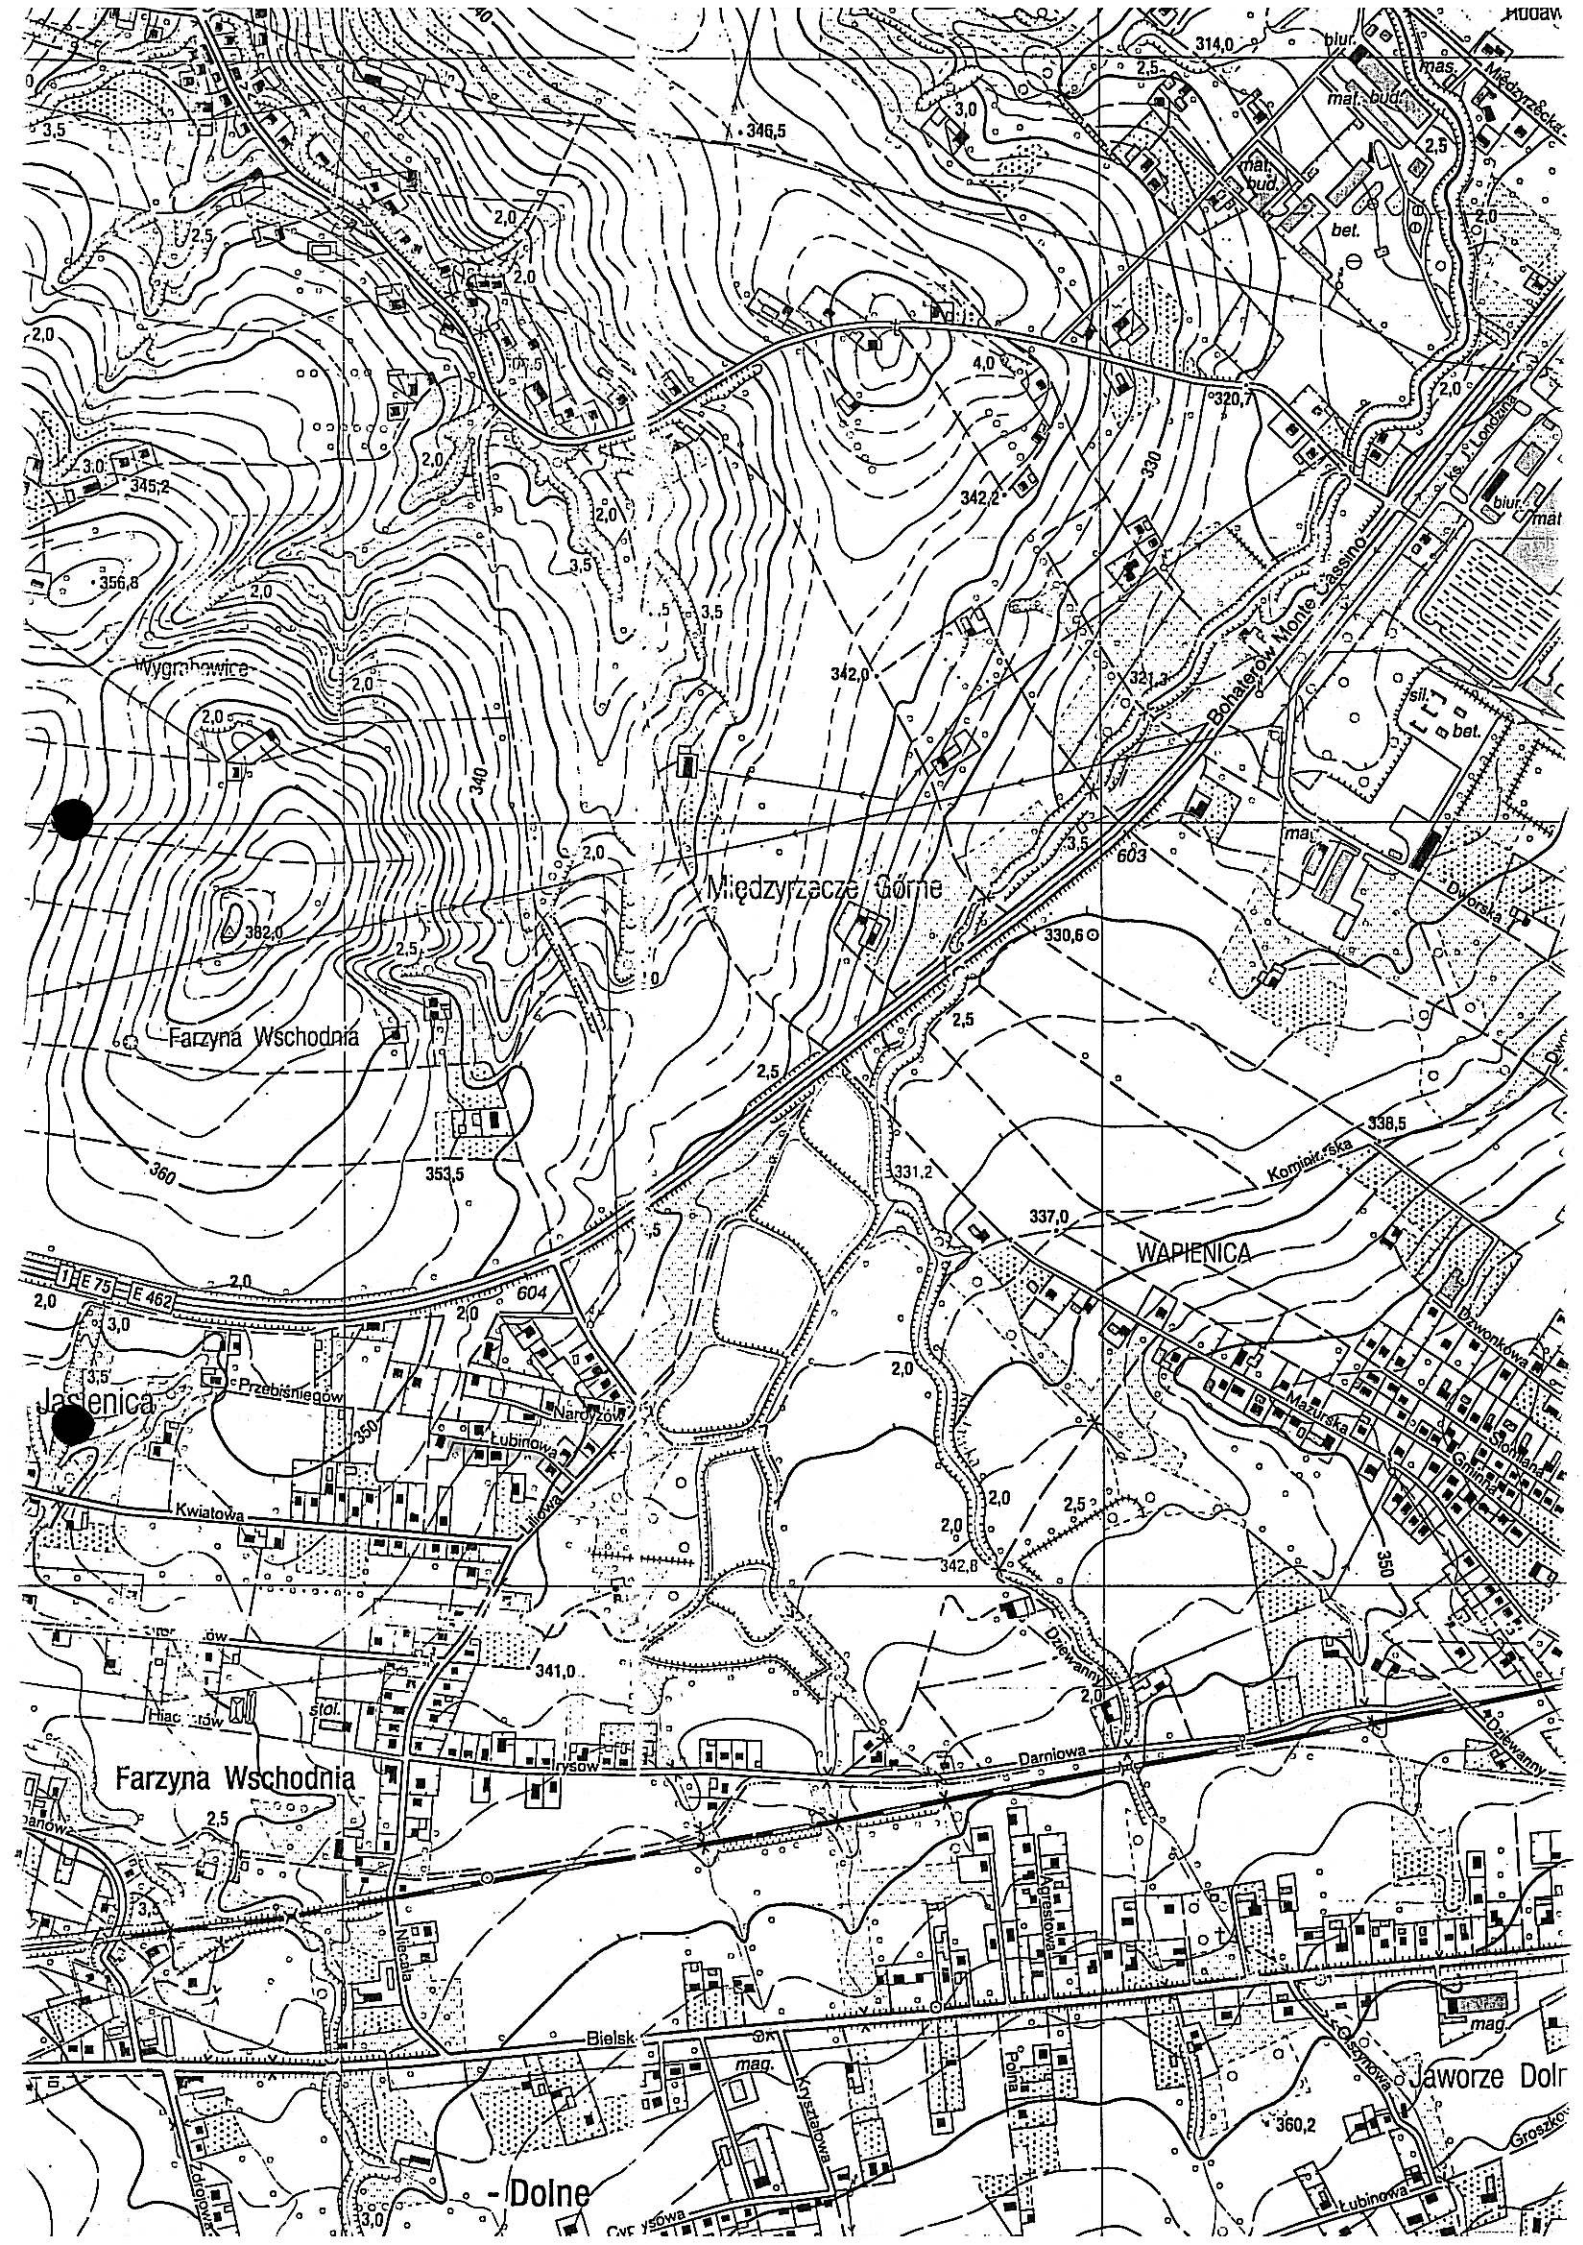

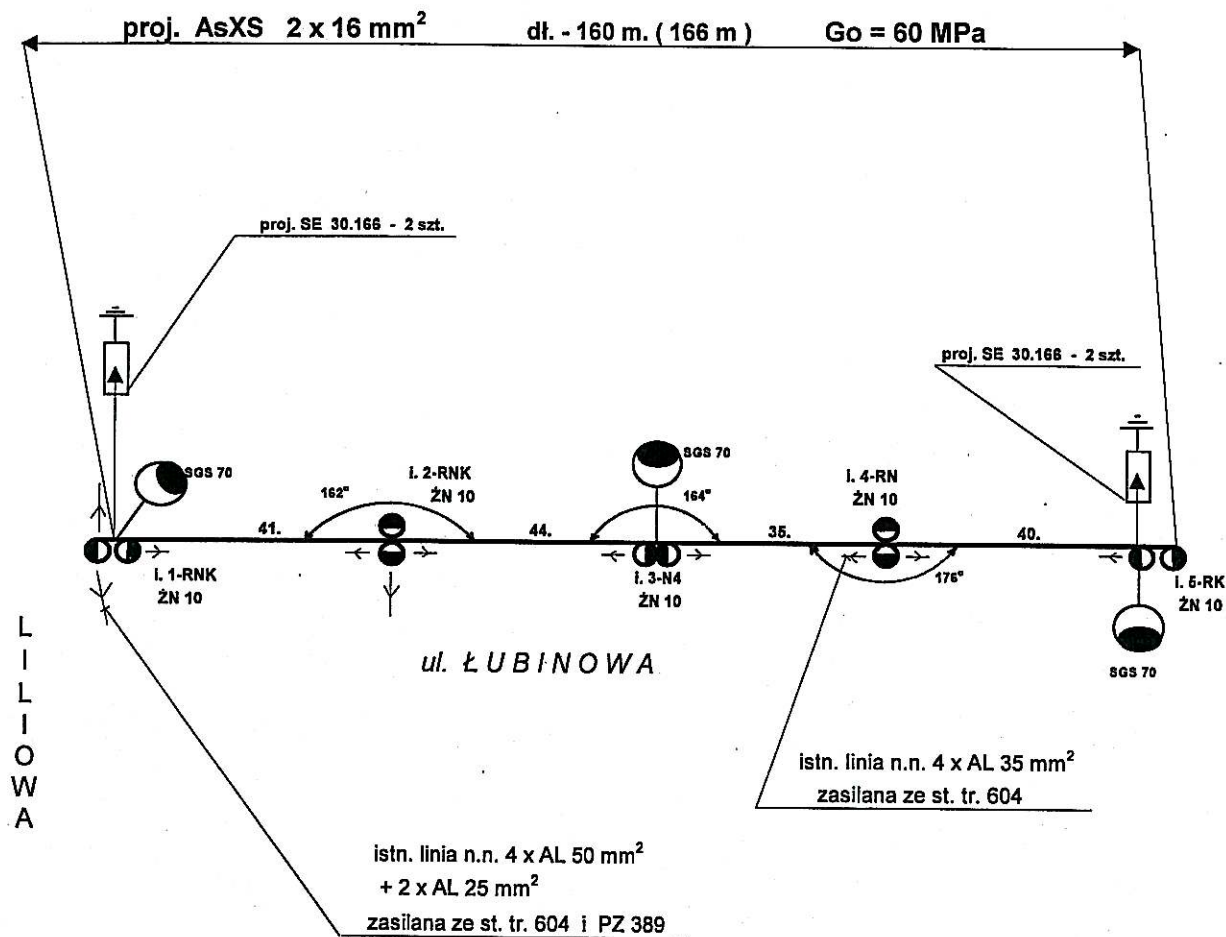

USŁUGI PROJEKTOWE
INSTALACJE ELEKTRYCZNE
Antoni Szczotka
43-316 BIELSKO-BIAŁA
ul. Kollata 30, tel.(033) 818 63 35
R-070544984 ; NIP-547-119-32-77

Temat : Schemat trasy linii napowietrznej oświetlenia drogi gminnej ul. Łubinowej w sołectwie Jasienica.			
Inwestor : Urząd Gminy Jasienica ul. Międzyrzecka 43 - 385 Jasienica 159			
Autor projektu : Antoni Szczotka	Imię i Nazwisko	Adres	nr uprawnień
		ul. Kollata 30	40 / 92 UW B-B
Nr mapy :		43 - 300 Bielsko - Biała	Podpis
Data : kwiecień - maj 2006 r.		Skala	Układ TT
			Nr rys. 2