

Mapa z pomiaru aktualizacyjnego SWU
z inwentaryzacją urządzeń podziemnych
gm. Jasienica obręb Landek
s.m. 541.231.151
skala 1:1000


— — — zakres pomiaru
Uwaga: granice nieruchomości wykreślone
przerwaną linią zieloną wyznaczają przebieg
granic w kreślony na podstawie miar
graficznych z mapy ewidencyjnej w skali 1:2880
Bielsko - Biała 05.05.2006r.
wyk.

GEODETA DZIAŁOWY
Miroslaw Warzecha
43-392 Miedzyrzeczka Górna 430
tel. 815-55-73
Nr upr. 9304
NIP 937-102-99-36

Starosta Bielski
Powiatowy Ośrodek Dokumentacji
Geodezyjnej i Kartograficznej
W obszarze oznaczonym linią
dokonano aktualizacji treści mapy zasadniczej.
Dokumenty z pomiaru uzupełniające przyjęte
do zasobu powiatowego w dniu 28.06.2006
i zaewidencjonowano pod nr 2868/06
Niniejsza mapa może służyć do celów projektowych.
Projektowane obiekty budowlane wymagające pozwolenia
na budowę podlegają wytyczeniu i inwentaryzacji powiatowej
nawet przez jednostki uprawnione do wykonywania
prac geodezyjnych.
Z up. STAROSTY
Kierownik Powiatowego Ośrodka Dokumentacji
Geodezyjnej i Kartograficznej

LEGENDA

- istn. słup linii napowietrznej typu RK - ŻN 10
— proj. linia oświetlenia AsXS 2 x 16 mm² dł. 50 m.
— proj. oprawa oświetlenia ulicznego typu SGS.
— ○ — istn. linia napowietrzna niskiego napięcia
— oANN — istn. linia kablowa niskiego napięcia
— — istniejący kabel teletechniczny
- proj. słup linii napowietrznej typu K2 - ŻN 10
— proj. odgromniki typu GXO 0,5 / 66
— istn. oprawa oświetlenia ulicznego
— gA — istniejący gazociąg
— wA — istniejący wodociąg

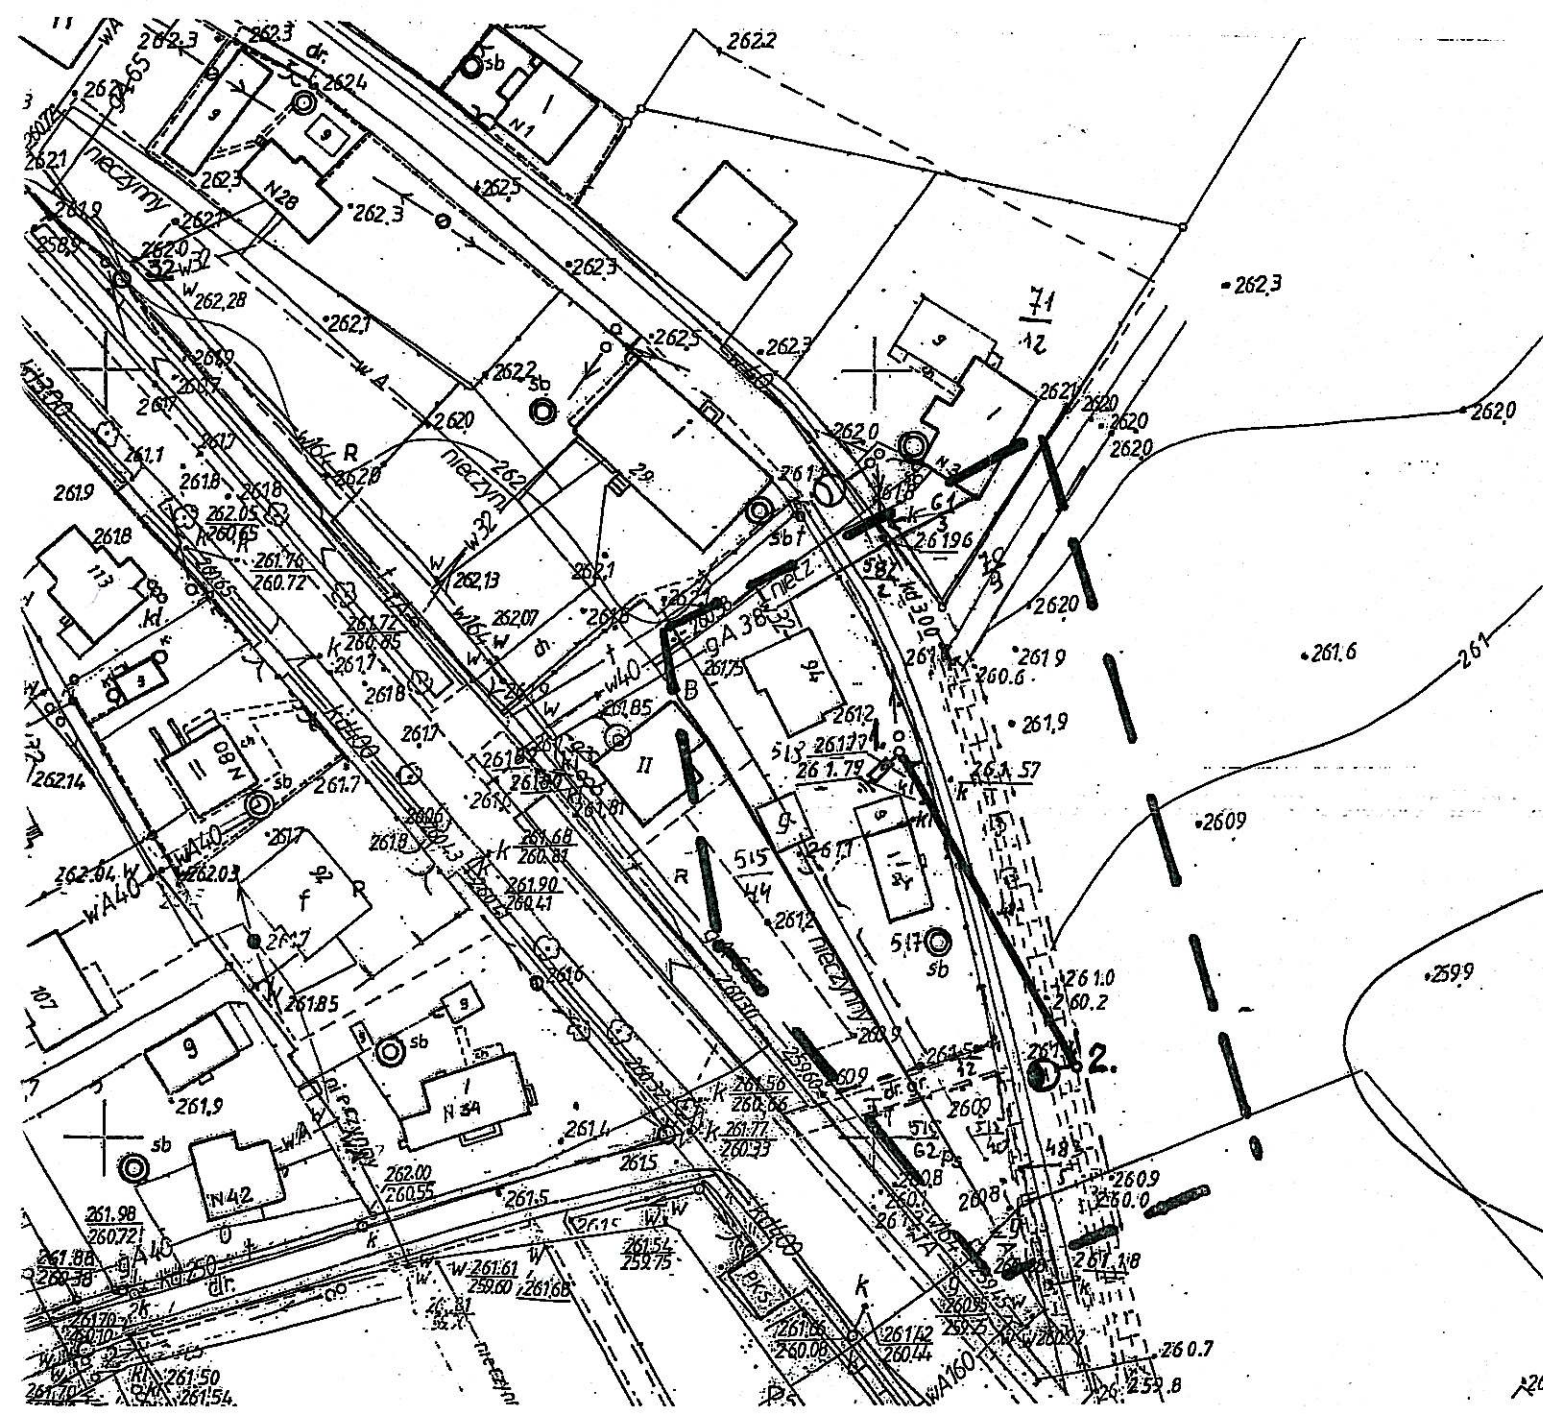

STAROSTWO POWIATOWE
w Bielsku-Białej
ul. Piastowska 40
43-300 Bielsko-Biała

Nr 2R-B3351/L11192/06
Zatwierdzam


Bielsko-Biała, dn. 31.08.2006

Z up. STAROSTY
Barbara Koral
Naczelnik
Wydziału Zagospodarowania Przestrzennego,
Ochrony Środowiska, Rolnictwa i Leśnictwa

USŁUGI PROJEKTOWE
INSTALACJE ELEKTRYCZNE
Antoni Szczotka
43-316 BIELSKO-BIAŁA
Kolista 30, tel. (033) 818 63 35
R-070544984 : NIP-547-119-32-77

s. 541. 231. 151

Temat: Projekt zagospodarowania terenu dla budowy linii napowietrznej oświetlenia drogi gminnej koło Szkoły w sołectwie Landek.				
Inwestor: Urząd Gminy Jasienica		ul. Miedzyrzeczka		43-395 Jasienica
Autor projektu:	Imię i Nazwisko	Adres	nr uprawnień	Podpis
	Antoni Szczotka	ul. Kolista 30	40 / 92 UW B-B	
Nr mapy:	s. 541. 231. 151	43 - 300 Bielsko - Biała		
Data:	czerwiec 2006 r.	Skala 1 : 1000	Układ TT	Nr rys. 1

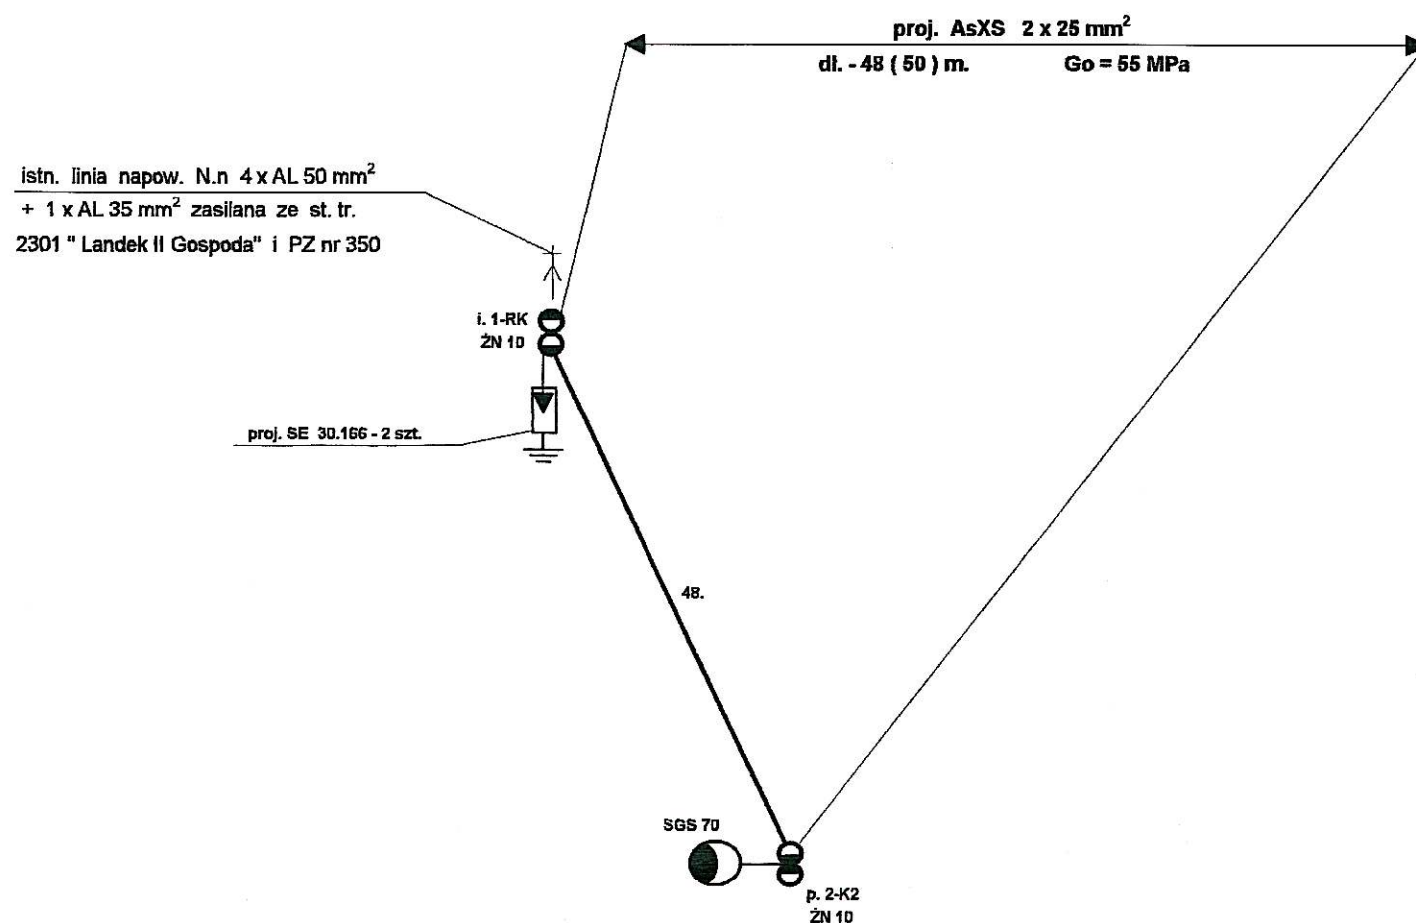

USŁUGI PROJEKTOWE
INSTALACJE ELEKTRYCZNE
Antoni Szczotka
43-316 BIELSKO-BIAŁA
ul. Kolisty 30, tel.(033) 818 63 35
R-070544984 : NIP-547-119-32-77

Temat: Schemat trasy linii napowietrznej oświetlenia drogi gminnej koło szkoły w sołectwie Landek.			
Inwestor: Urząd Gminy Jasienica		ul. Międzyrzecka 43 - 385 Jasienica 159	
Autor projektu: Antoni Szczotka	Imię i Nazwisko	Adres	nr uprawnień
	Antoni Szczotka	ul. Kolisty 30	40 / 92 UW B-B
Nr mapy:		43 - 300 Bielsko - Biała	
Data: czerwiec 2006 r.		Skala	Układ TT
		Nr rys. 2	

