

LEGENDA:

- - istn. słupy linii rozdzielczej - zasilanie ze stacji transf. nr 22299 "Iłownica VI Grabówka"
- - proj. słupy oświetleniowe
- - proj. oprawy oświetleniowe SGS 70 i 150 W
- PZ - proj. punkt zapalania oświetlenia
- - istn. wodociąg
- - istn. gazociąg
- - istn. kabel teletechniczny

STAROSTWO POWIATOWE
w Bielsku-Białej
ul. Piastowska 40
43-300 Bielsko-Biała

Nr 22-B 2257/C/1177/P7
Zatwierdzam

Bielsko-Biała, dn. 14.08.2007

Z up. STAROSTY

Barbara Koral
Nadzisnik
Wydziału Zagospodarowania Przestrzennego
Ochrony Środowiska, Rolnictwa i Leśnictwa

Obiekt: Oświetlenie ulic Grabówka i Stawowa w Rudzicy

Treść: Plan trasy linii oświetleniowej

Inwestor:
**URZĄD GMINY
w Jasienicy**

43-385 Jasienica



Projektował:
ANTONI SZCZOTKA
Upr. do projektowania i nadzoru
budowy sieci i instalacji elektrycznych
NR UPR. 40/92 B-B
wydane przez UW Bielsko-Biała

Data: kwiecień, 2007

Skala: 1 : 1000

Rys. nr 1

Sekcje mapy:
541.231.204, 252, 254

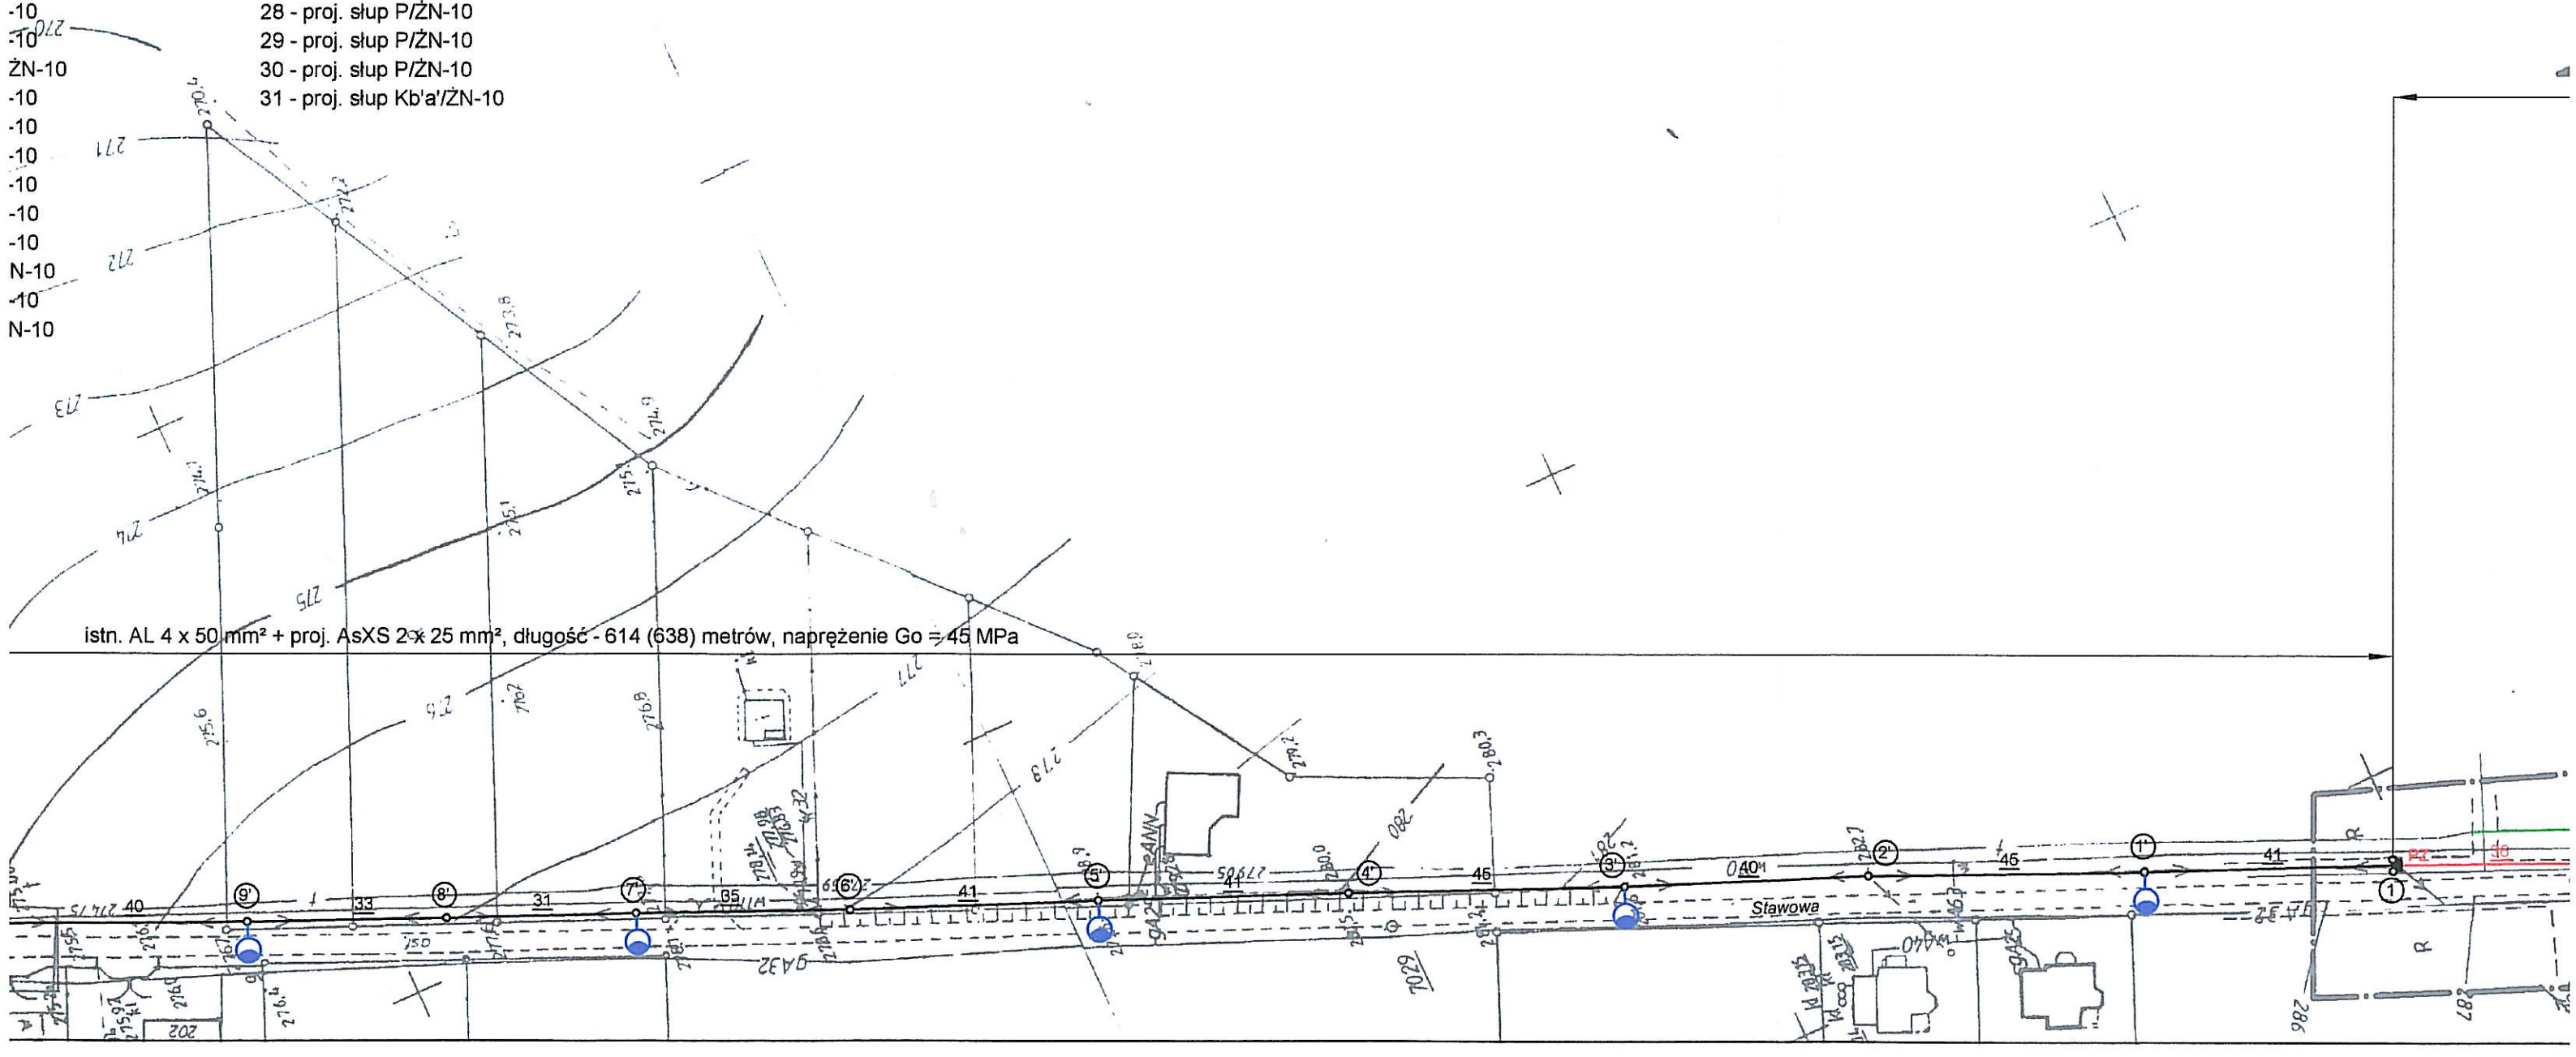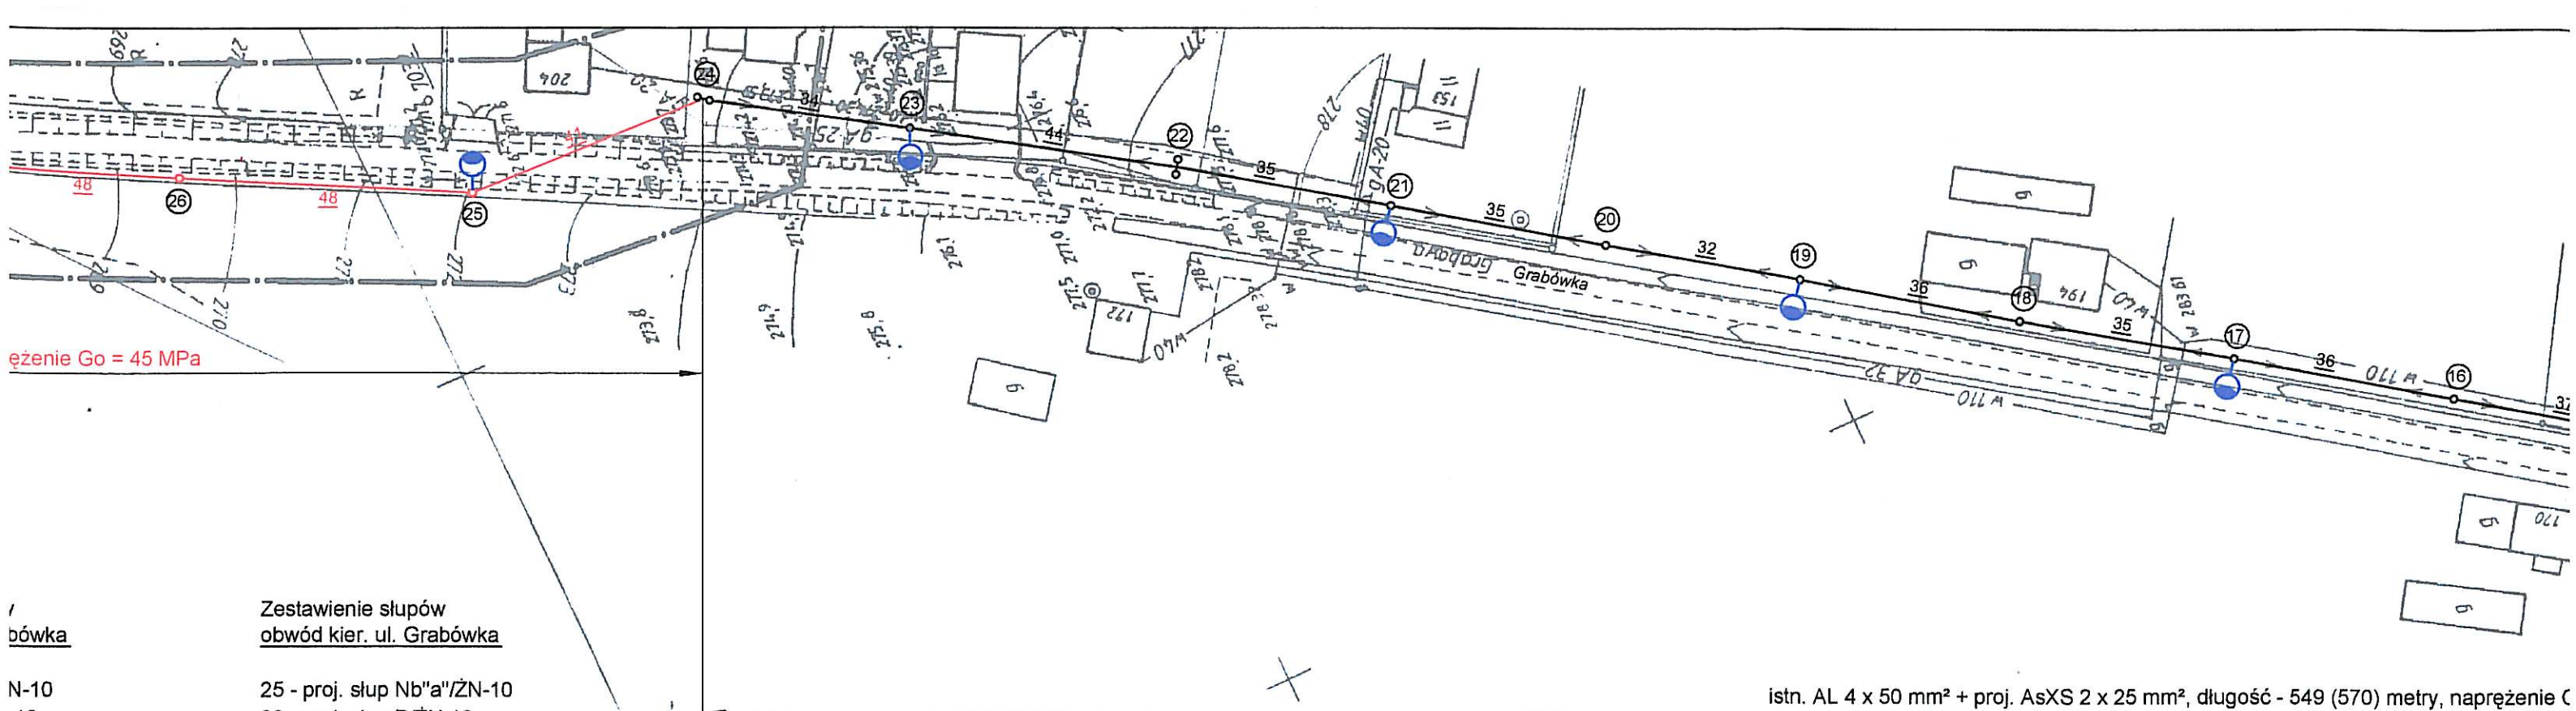

USŁUGI GEODEZYJNE
GRZEGORZ MACIEJA
43-300 Bielstok-Biała ul. Armii 4/83
Tel 82-206-28
REGON 072134049 NIP 547-160-86-20

Zaktualizowana mapa sytuacyjno - wysokościowa z uzbrojeniem terenu
w rejonie ul. Grabowej w Rudzicy.

skala 1:1000
zakres aktualizacji:
obwód Rudzica
Bielstok Białe, dn. 13.03.2007r

sm. 541231204,252,254
granicę istniejącą na mapie
granicę określone z mapy ewidencyjnej
wykonali

skala 1:1000
zakres aktualizacji:
obwód Rudzica
Bielstok Białe, dn. 13.03.2007r

+

istn. AL 3 x 25 mm², długość - 157 metrów

Zestawienie słupów obwód kier. ul. Stawowa

- 1 - istn. słup RNK/ŻN-10
- 1' - istn. słup P/ŻN-10
- 2' - istn. słup P/ŻN-10
- 3' - istn. słup P/ŻN-10
- 4' - istn. słup P/ŻN-10
- 5' - istn. słup P/ŻN-10
- 6' - istn. słup P/ŻN-10
- 7' - istn. słup P/ŻN-10
- 8' - istn. słup P/ŻN-10
- 9' - istn. słup P/ŻN-10
- 10' - istn. słup P/ŻN-10
- 11' - istn. słup P/ŻN-10
- 12' - istn. słup P/ŻN-10
- 13' - istn. słup P/ŻN-10
- 14' - istn. słup P/ŻN-10
- 15' - istn. słup RK/ŻN-10
- 16' - istn. słup Nb"a"/ŻN-10
- 17' - istn. słup P/ŻN-10
- 18' - istn. słup P/ŻN-10
- 19' - istn. słup RK/ŻN-10

Zestawienie słupów obwód kier. Centrum

- 2 - istn. słup RN/ŻN-10
- 3 - proj. słup P/ŻN-10
- 4 - proj. słup Nb"a"/ŻN-10
- 5 - proj. słup P/ŻN-10
- 6 - proj. słup Nb"a"/ŻN-10
- 7 - proj. słup P/ŻN-10
- 8 - proj. słup P/ŻN-10
- 9 - proj. słup Kb"a"/ŻN-10
- 9/1 - istn. słup Kb"a"/ŻN-10
- 9/2 - proj. słup P/ŻN-10
- 9/3 - proj. słup P/ŻN-10
- 9/4 - proj. słup Kb"a"/ŻN-10

Zestawienie słupów obwód kier. ul. G

- 10 - istn. słup RP
- 11 - istn. słup P/
- 12 - istn. słup P/
- 13 - istn. słup P/
- 14 - istn. słup P/
- 15 - istn. słup RP
- 16 - istn. słup P/
- 17 - istn. słup P/
- 18 - istn. słup P/
- 19 - istn. słup P/
- 20 - istn. słup P/
- 21 - istn. słup P/
- 22 - istn. słup RP
- 23 - istn. słup P/
- 24 - istn. słup RP

proj. AsXS 4 x 25 mm², długość - 293 (305) metry, na