


Temat: Projekt podwieszenia przewodów linii napowietrznej oświetlenia ulicznego drogi gminnej ul. Cicha w sołectwie Biery.				
Inwestor: Urząd Gminy Jasienica		ul. Międzyrzecka		43-385 Jasienica 159
Autor projektu: Antoni Szczotka	Imię i Nazwisko		Adres	
	ul. Kollata 30		nr uprawnień	
Nr mapy: s. 541.412.062		43-300 Bielsko - Biała		40/92 UW B-B
Data: październik 2007 r.		Skala 1 : 1000		Układ TT
				Nr rys. 1

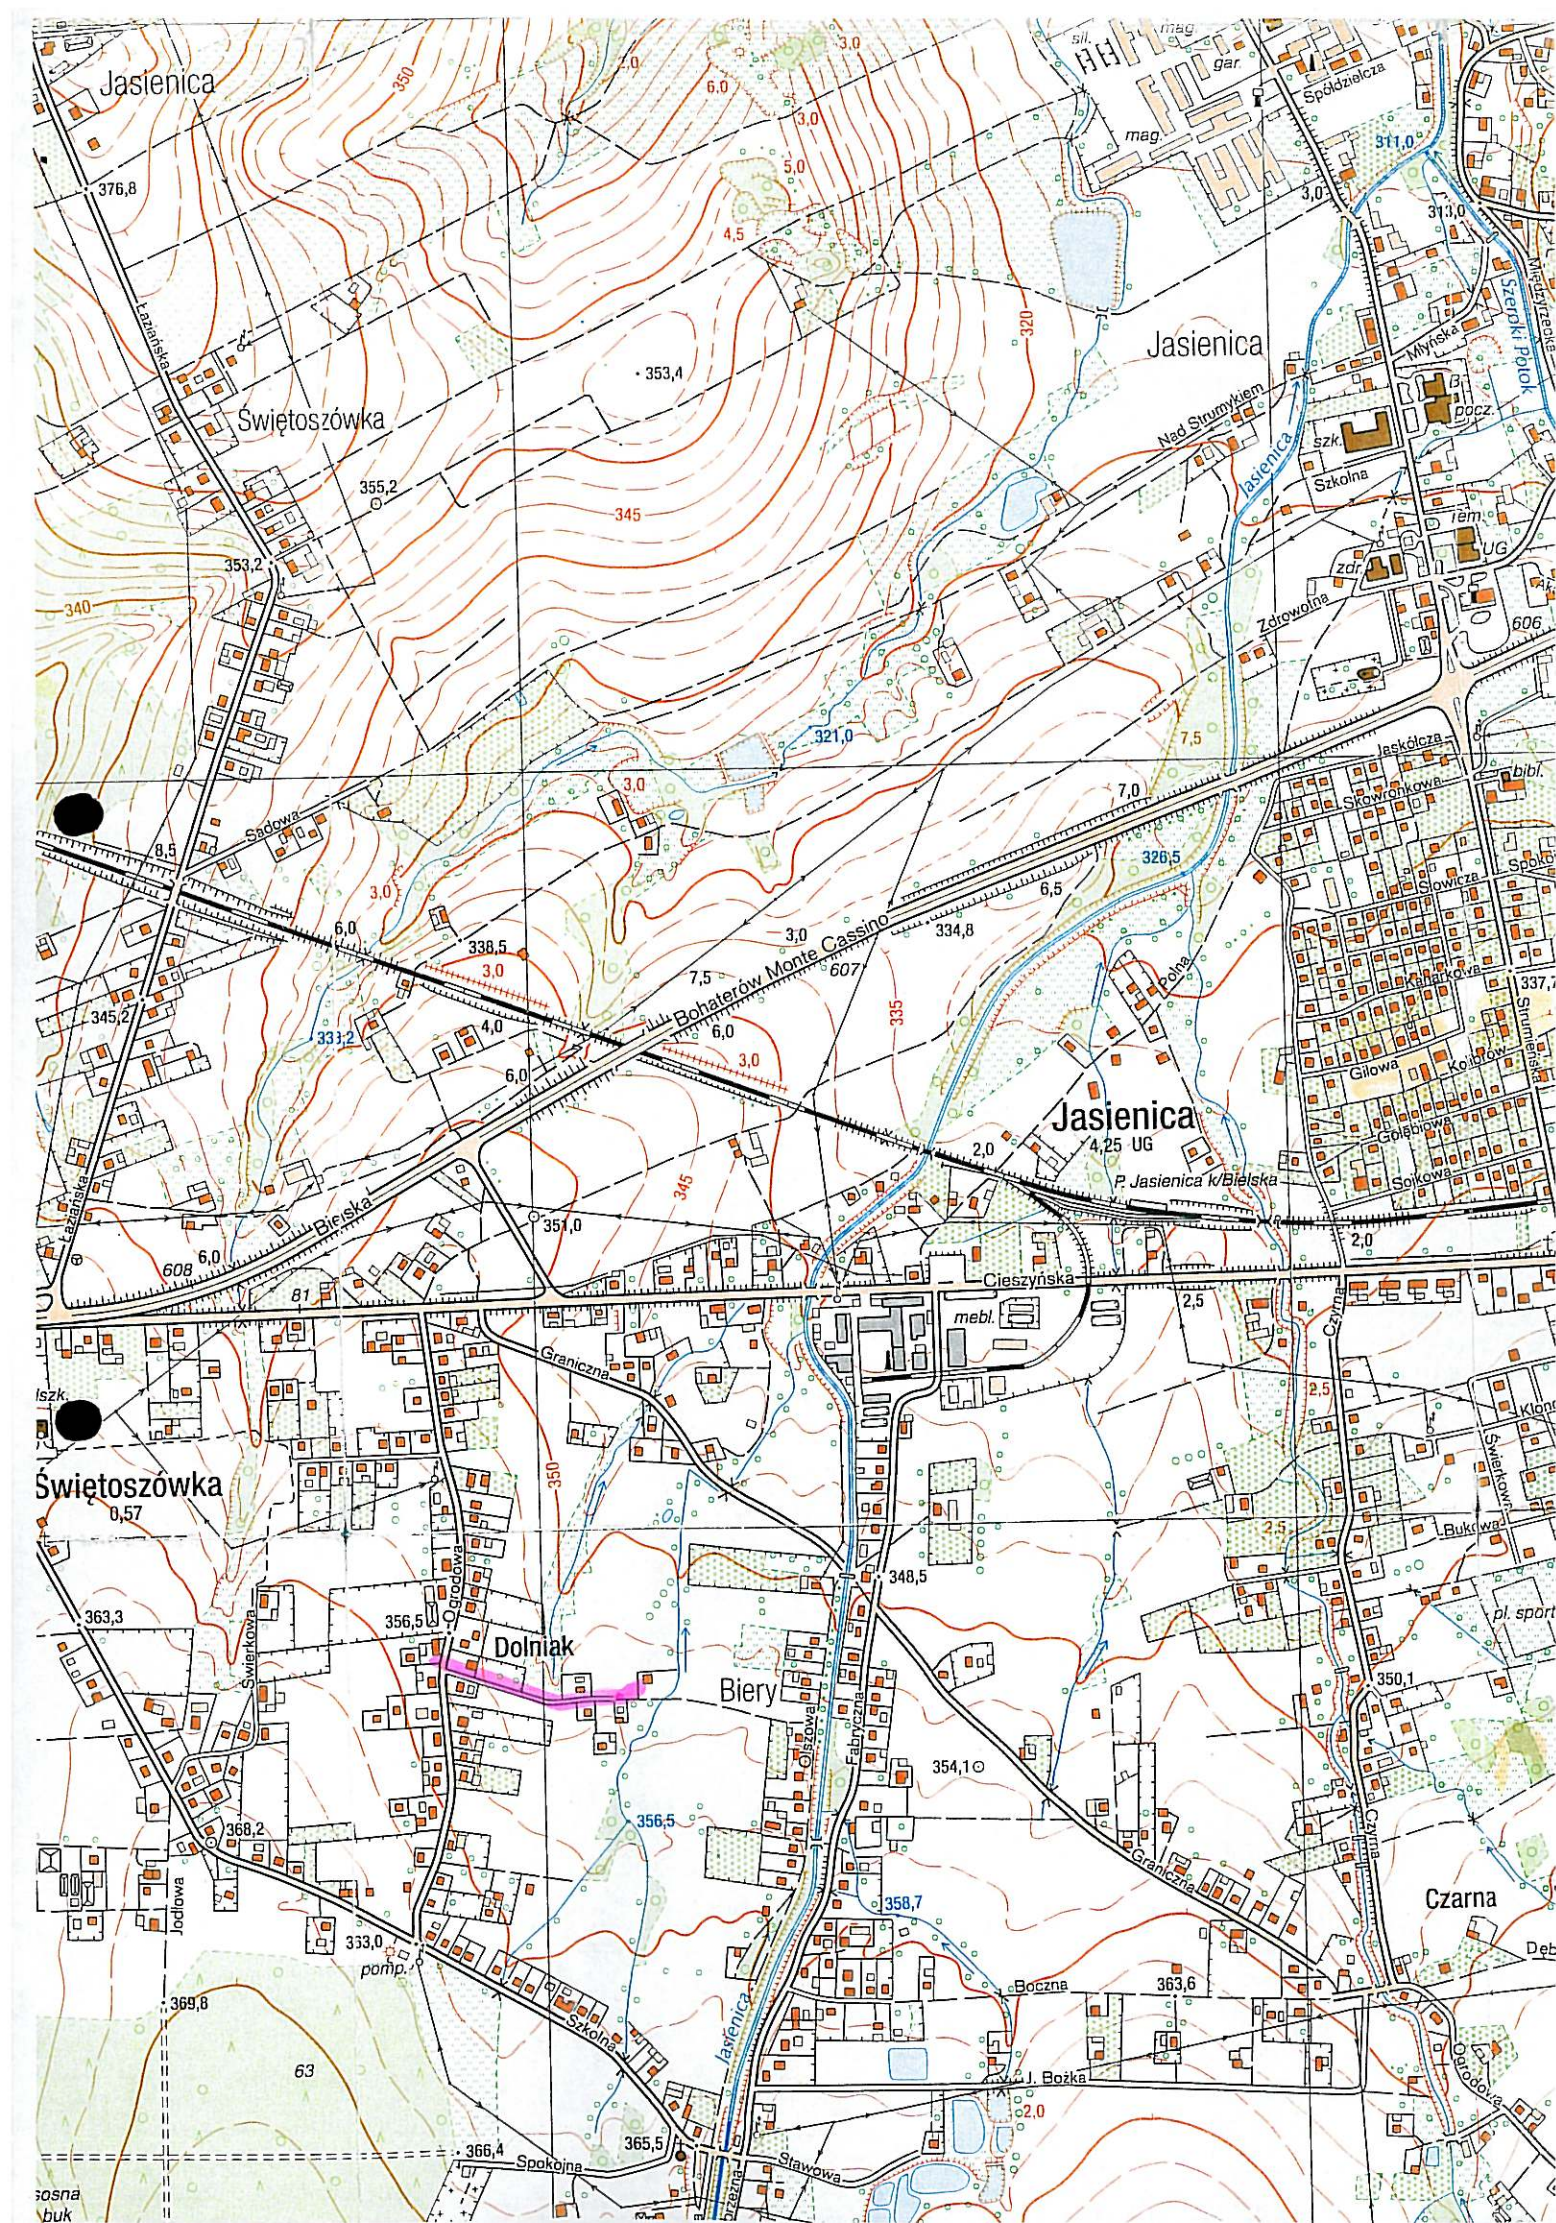


proj. AsXS 2 x 25 mm² dł. - 277 m. (288 m) Go = 55 MPa

istn. linia n.n. 4 x AL 35 mm²
zasilana ze st. tr. 665

istn. linia n.n. 4 x AL 50 mm² + 3 x AL 25 mm²
zasilana ze st. tr. 665 i punktu zapalania PZ 428

O G R O D O W A

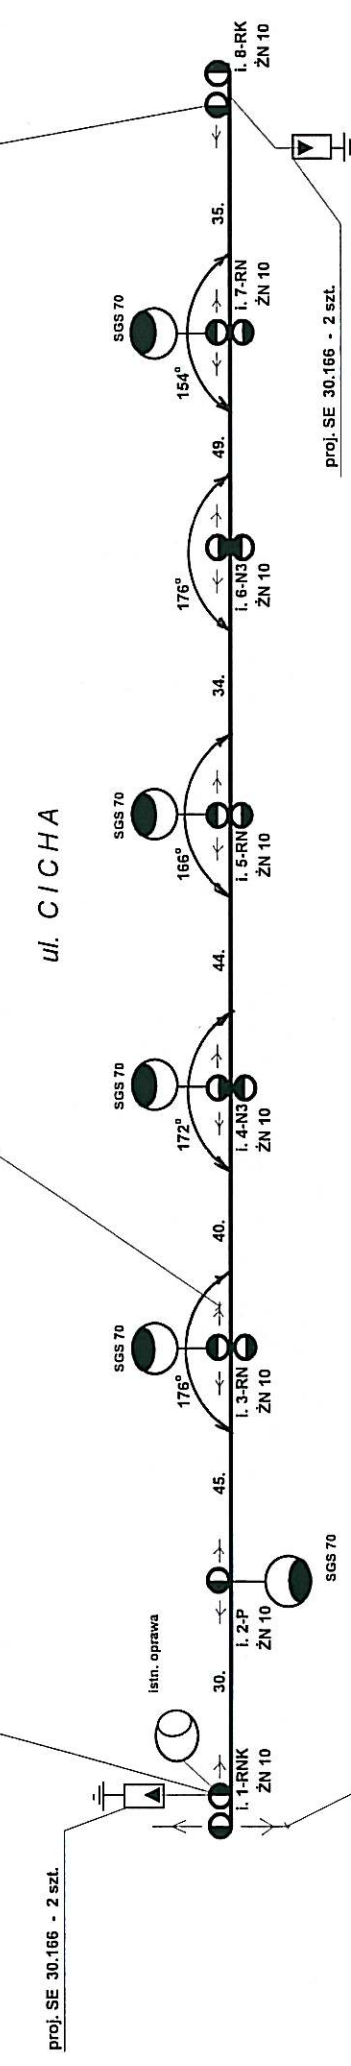

USLUGI PROJEKTOWE INSTALACJE ELEKTRYCZNE
Antoni Szczotka
ul. Kolistka 30, 43-316 Bielsko-Biala
NIP 547-119-32-77 REGON 076544984
tel./fax 0.33 497 86 33, tel. kom. 609 77 32 257
Uprawnienia kierownika budowy 68/90 B-B
Uprawnienia projektanta 40/92 B-B

Temat : Schemat trasy podwieszenia przewodów linii napowietrznej oświetlenia drogi gminnej ul. Cichej w sołectwie Biery.			
Inwestor :	Urząd Gminy Jasienica	ul. Miedzyrzeczka 43 - 385 Jasienica 159	
Autor projektu :	Antoni Szczotka	nr uprawnień 40 / 92 UW B-B	Podpis
	ul. Kolistka 30		
	43 - 300 Bielsko - Biala		
Data :	listopad 2007 r.	Układ TT	Nr rys. 2