

SPIS POMIESZCZEŃ:

CZĘŚĆ ISTNIEJĄCA:

- 0.1 - ISTN. HALL - 20,10 m²
- 0.2 - SZATNIA - 7,30 m²
- 0.3 - ISTN. WC - 16,20 m²
- 0.4 - ISTN. SALA - 26,90 m²
- 0.5 - ISTN. KUCHNIA - 6,60 m²
- 0.6 - ISTN. MAGAZYN - 5,90 m²
- 0.7 - ISTN. GARAŻ - 72,50 m²
- 0.8 - ISTN. SALA - 115,70 m²

CZĘŚĆ DOBUDOWANA:

- 1.1 - PRUJ. SALA - 43,70 m²
- 1.2 - KUCHNIA - 9,50 m²
- 1.3 - ZMYWALNIA - 4,70 m²
- 1.4 - KORYTARZ - 12,40 m²
- 1.5 - POM.MYCIA TERMOSÓW - 3,30 m²
- 1.6 - SZATNIA - 2,90 m²
- 1.7 - TOALETY - 2,60 m²
- 1.8 - WIATRODŁAP - 2,00 m²

WYPISARZENIE ZAPLECZA KUCHENNEGO:



- 1 - SZAFKA PODZYMOWA
- 2 - SZAFKI NA DZIECI DLA OBSŁUGI KUCHNI
- 3 - ZŁEW Z MYSKIEM KOLIDALNYM + BLAT
- 4 - ZMYWARKA
- 5 - SZAFKA PRZELOTOWA
- 6 - KUCHENKA I FRYTKOWNICA + DKAP
- 7 - STANOWISKO MYCIA NACZYŃ KUCHENNYCH
- 8 - LODÓWKA PODBLATOWA
- 9 - BLAT ROBOCZY

UWAGI:

- 1. Zakres opracowania projektu
- 2. Oznaczenia rysunkowe:

- istniejący wodociąg DN25 stal, ocynk. (w planie budynku)
- projektowany rurociąg wody zimnej
- projektowany rurociąg wody ciepłej
- projektowany rurociąg kanalizacji sanitarnej
- projektowany rurociąg gazowy
- istniejący rurociąg gazowy
- istniejący rurociąg co. zasilenie
- istniejący rurociąg co. powrót
- projektowany rurociąg co. zasilenie
- projektowany rurociąg co. powrót
- zawór oddzielający kalory
- istniejące grzejniki stalowe płytowe
- istniejące grzejniki stalowe płytowe - przełożone w nowe miejsca (wykonane drewniane obudowy)
- projektowane grzejniki stalowe płytowe
- oznaczenie projektowanych pionów wodnych i freddiek przewodów
- oznaczenie projektowanych pionów kanalizacyjnych i freddiek przewodów

± 0.00 = POZ. CZĘŚCI ISTN.

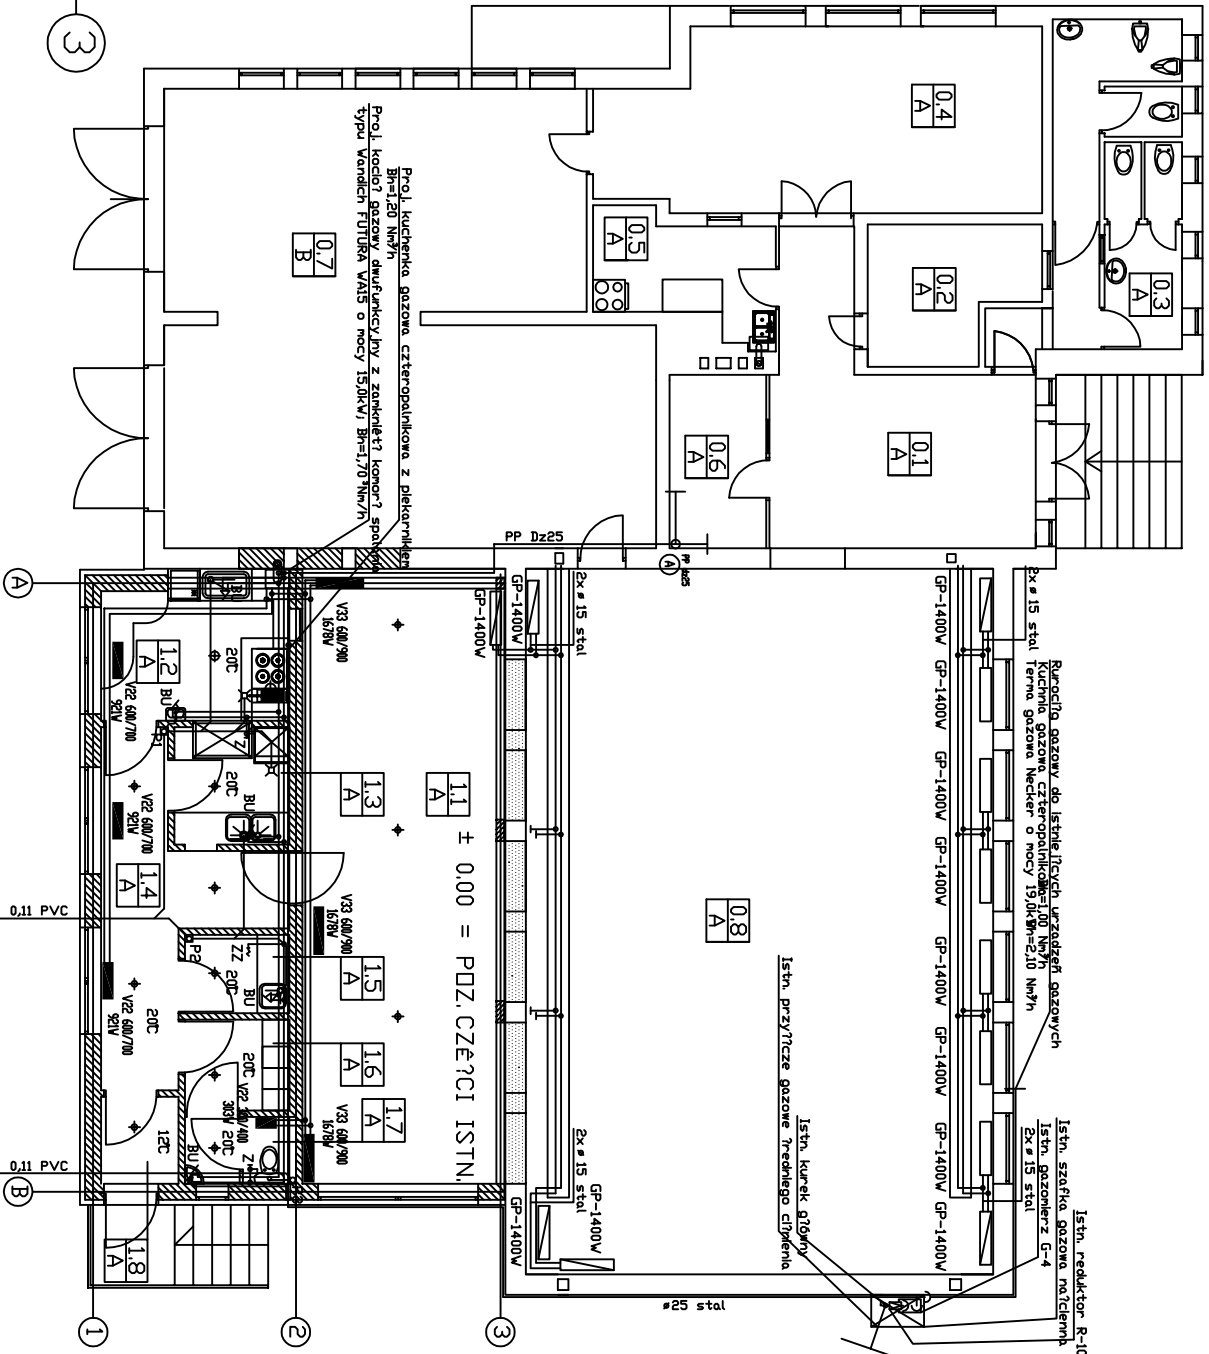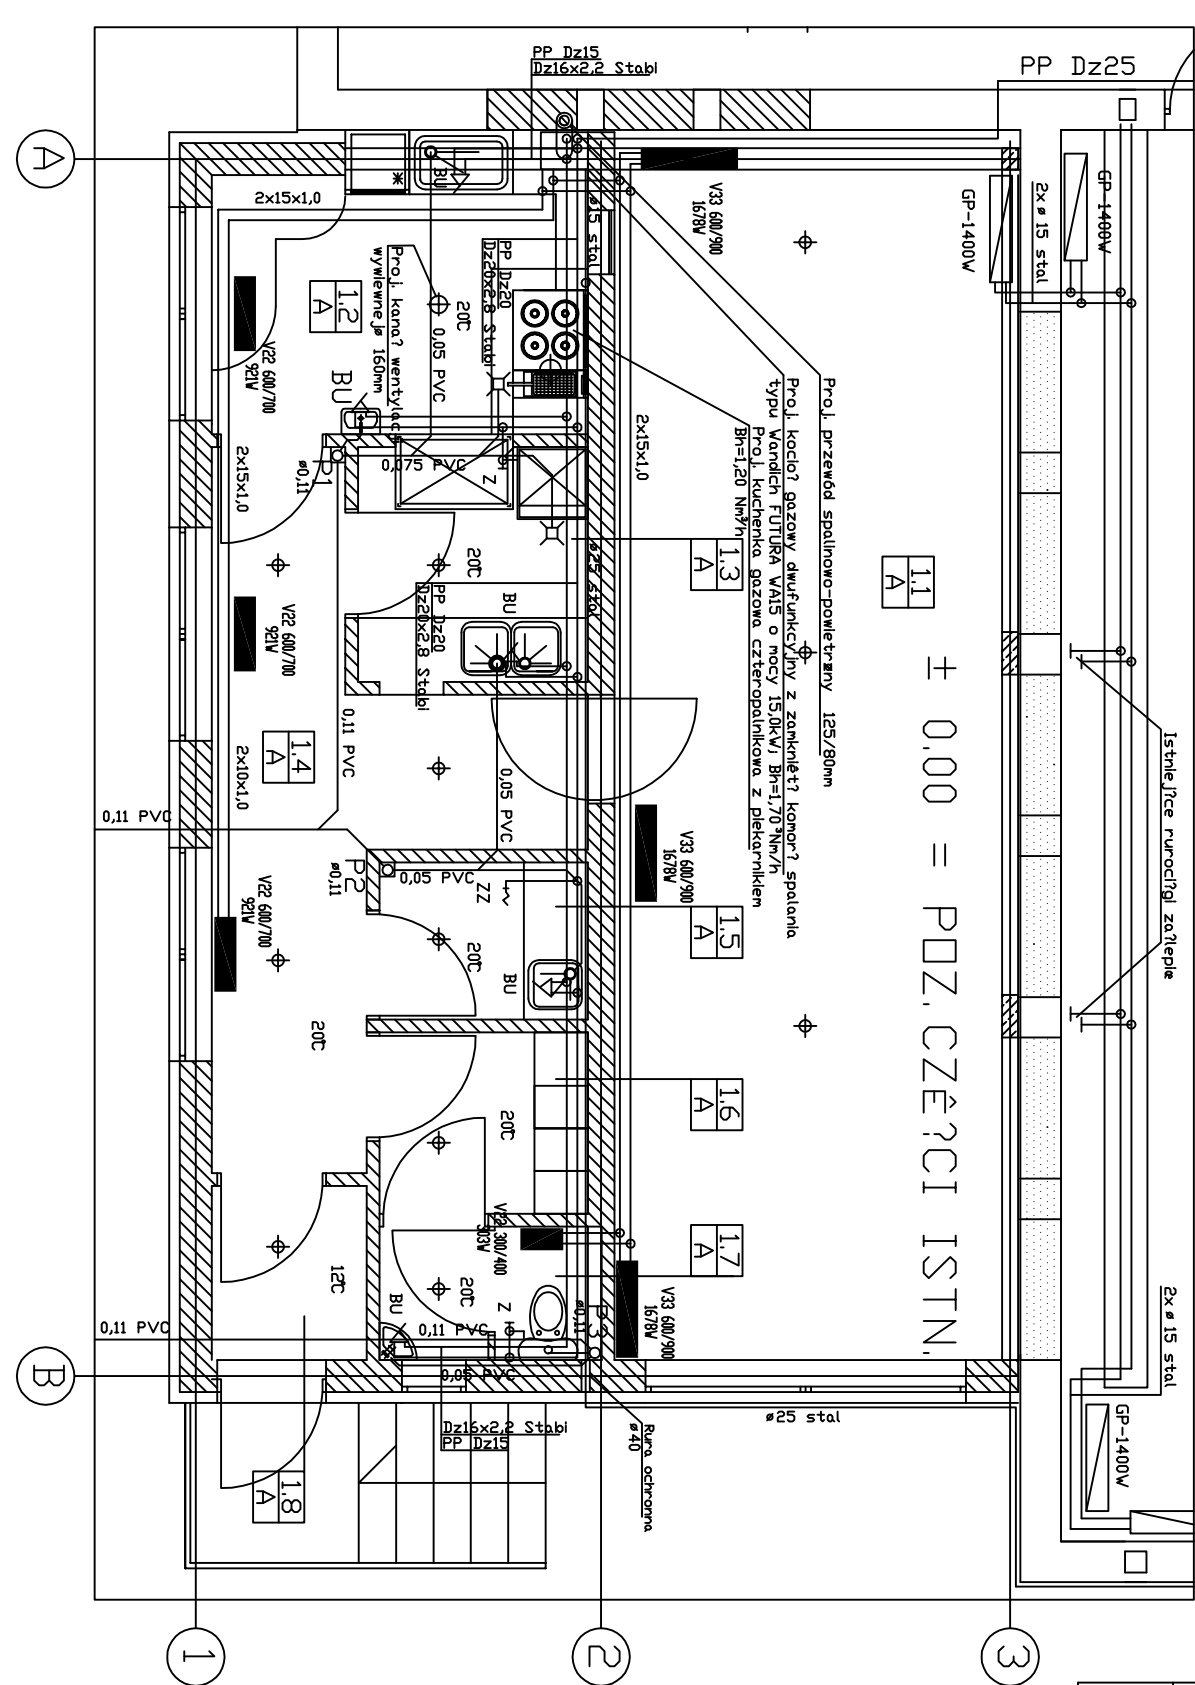

INTERsoft IntellCAD Professional+ 6.2 PL IntellCAD Versja 1.0 - licencja PROJEKONS				
Projekt	Wewnętrzna instalacja gazowa, wod-kan, c.w.u., i c.o.			
Nazwa rysunku	Rzut parteru			
Obiekt	Dobudowa sali i kuchni budynku OSP w LanekupGR 510/3			
Inwestor	Gmina Jasienica, Jasienica 159, 43-385 Jasienica			
Biurowo Projektowe PROJEKONS				Stadium PB
		Opracował?	Projektował?	Sprawdził?
	Nozysko	T. Kir	R. Bogach	R. Wlczek
	Podpis			
	Data	10.2007	10.2007	10.2007
				Skala 1:100, 1:50
				Nr rys. 01