

SPIS POMIESZCZEŃ:

CZĘŚĆ ISTNIEJĄCA:

0.8 - ISTN. SALA - 115,70 m2

CZĘŚĆ DOBUDOWANA:

1.1 - PROJ. SALA - 43,70 m2

1.2 - KUCHNIA - 9,50 m2

1.3 - ZMYWALNIA - 4,70 m²

1.4 - KORYTARZ - 12,20 m²

1.5 - POM.MYCIA TERMOSÓW - 3,10 m2

1.6 - SZATNIA - 3,20 m2


1.7 - TOAleta - 2,70 m2

1.8 - WIATROLAP - 2,00 m2

0.00

A


SKALA 1:50

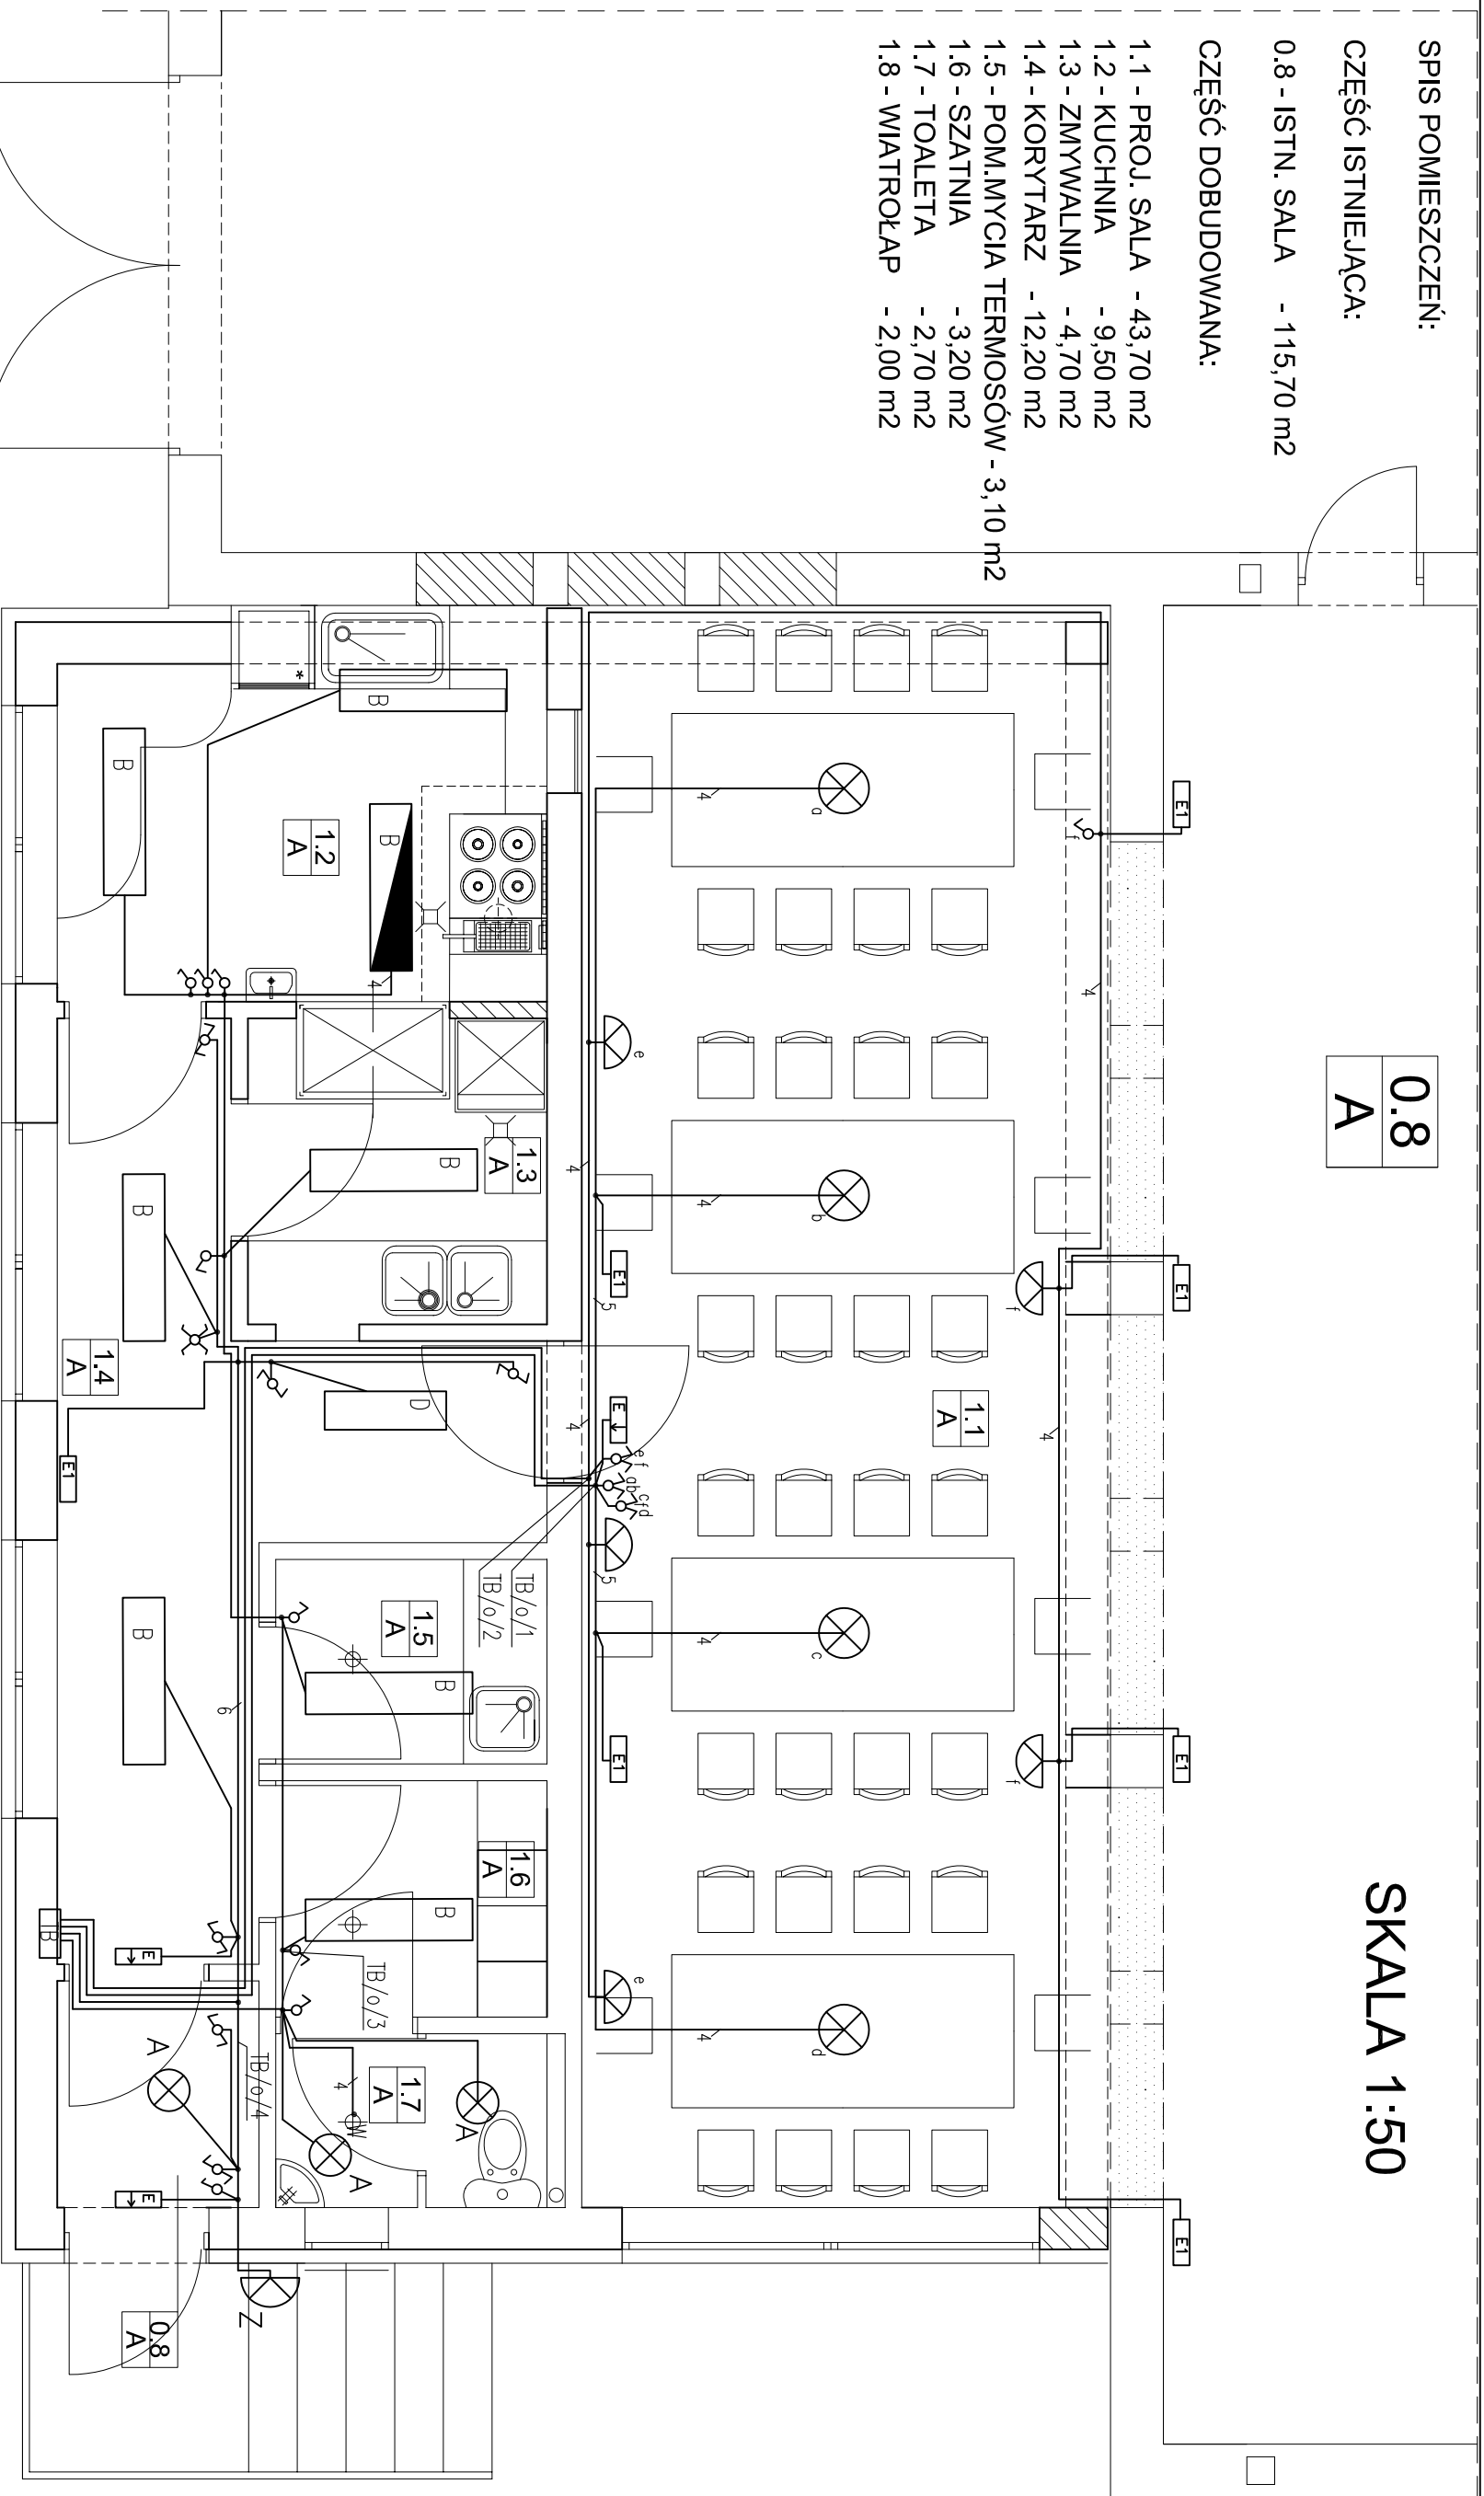

- oprawa łazienkowa nastrokowa (np.: NMN 101 1xINC-A60-100W – PHILIPS)
 - oprawa kinkiet zewn.IP54 nad drzwi wejściowe (np.:FGC113 2xPLc18W – PHILIPS)
 - oprawa ewakuacyjno 8W/3h naścienna z piktogramem nad drzwi (np.:Practica Completa –Begheil)
 - oprawa ewakuacyjno 18W/3h naścienna montowana na wys.3m (np.:Practica Completa –Begheil)
 - oprawa wisząca wg. aranżacji.
 - oprawa naścienna (kinkiet) wg. aranżacji
 - oprawa nastrokowa IP44 2x18W (np.: TCW216 2x18W – PHILIPS)
 - oprawa nastrokowa i zwieszakowa IP44 2x36W (np.: TCW216 2x36W – PHILIPS)
 - oprawa iw. lecz z modulem awaryjnym

$$\frac{1}{2}$$

- projektowana rozdzielnica dla dobudowanej części

	
"ELKENT-SYSTEM"	
Przedsiębiorstwo Techniczno-Handlowe 43-500 Bieleśko-Biała ul. Towarowa 26 tel.: 51 652 25 25 e-mail: biuro@elkent-system.pl internet: www.elkent-system.pl	
PRACOWNIA PROJEKTOWANIA SYSTEMÓW, SIECI I INSTALACJI ELEKTRYCZNYCH	
DOBUDOWA SALI I KUCHNI DO BUDYNKU OSP W LANDEKU POR. 510/3 GMINA JASENICA JASENICA 159 43-385 JASENICA	
Nazwa projektu: WENIETRZNE INSTALACJE ELEKTRYCZNE	
Nazwisko mgr inż A.Gosiński upr. 5/06, oraz 148/87 Bieleśko-Biała SLK/IE/0743/03	Podpis
Treść rysunku: PLAN INSTALACJI OŚWIETLENIA	
Skala: 1 : 50	Nr rys.: 1
Date: LISTOPAD 2007	Zastępuje rys.: