


# RZUT PIWNIC

1:50

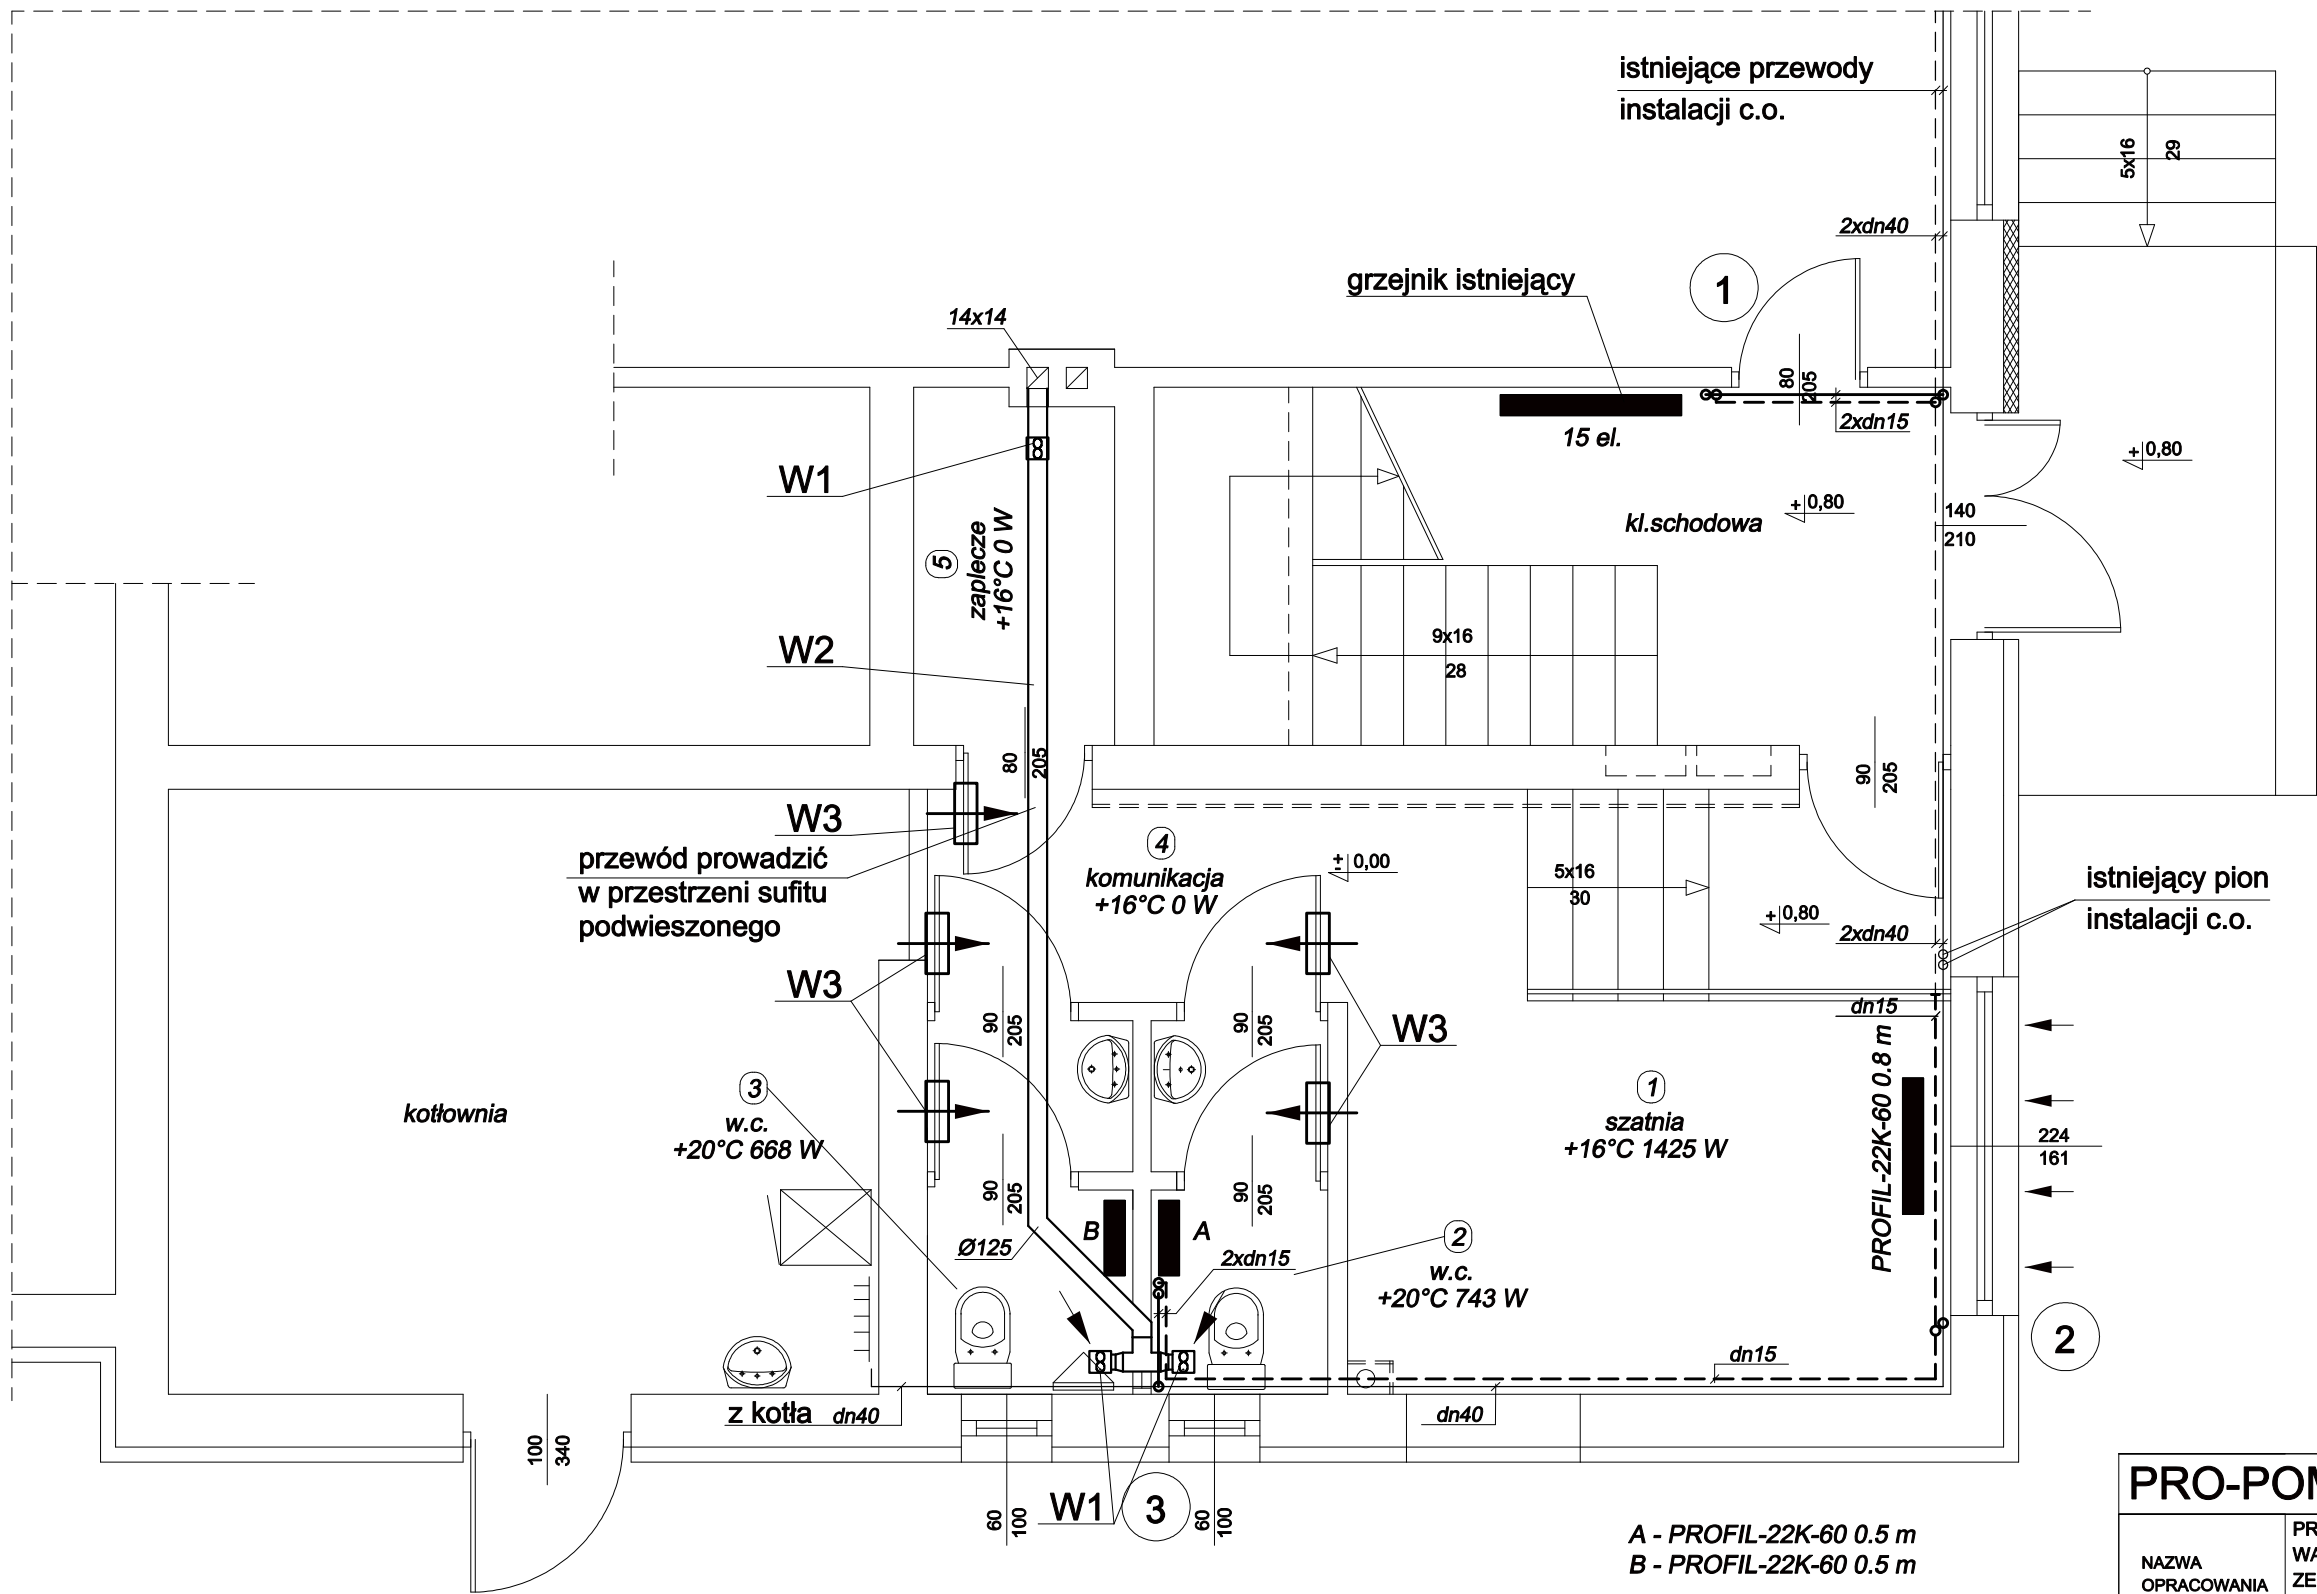

- A - PROFIL-22K-60 0.5 m  
B - PROFIL-22K-60 0.5 m  
W1 - wentylator łazienkowy SILENT 100 \*  
W2 - przewód wentylacyjny Spiro Ø125  
W3 - kratka wentylacyjna 15x40cm  
\* Wentylator z klapą zwrotną

PRO-POMIAR s.c.		ul. Legionów 59 42-200 Częstochowa	
NAZWA OPRACOWANIA	PROJEKT BUDOWLANY ZMIANY SPOSOBU UŻYTKO- WANIA POMIESZCZEŃ PIWNICZNYCH NA SZATNIE I ZESPÓŁ W.C. W BUDYNKU GMINNEGO OŚRODKA KULTURY W BIERACH. BRANŻA INSTALACYJNA		
PRZEDMIOT RYSUNKU	RZUT PIWNIC. INSTALACJA C.O.	SKALA 1:50	RYS. 2
OPRACOWAŁ	mgr inż. MAREK NORBERCIAK		DATA 05.08
PROJEKTOWAŁ	mgr inż. JUSTYNA MIREK		DATA 05.08
SPRAWDZIŁ	mgr inż. ELŻBIETA WIŚNIEWSKA		DATA 05.08