


RZUT PIWNIC

1:50

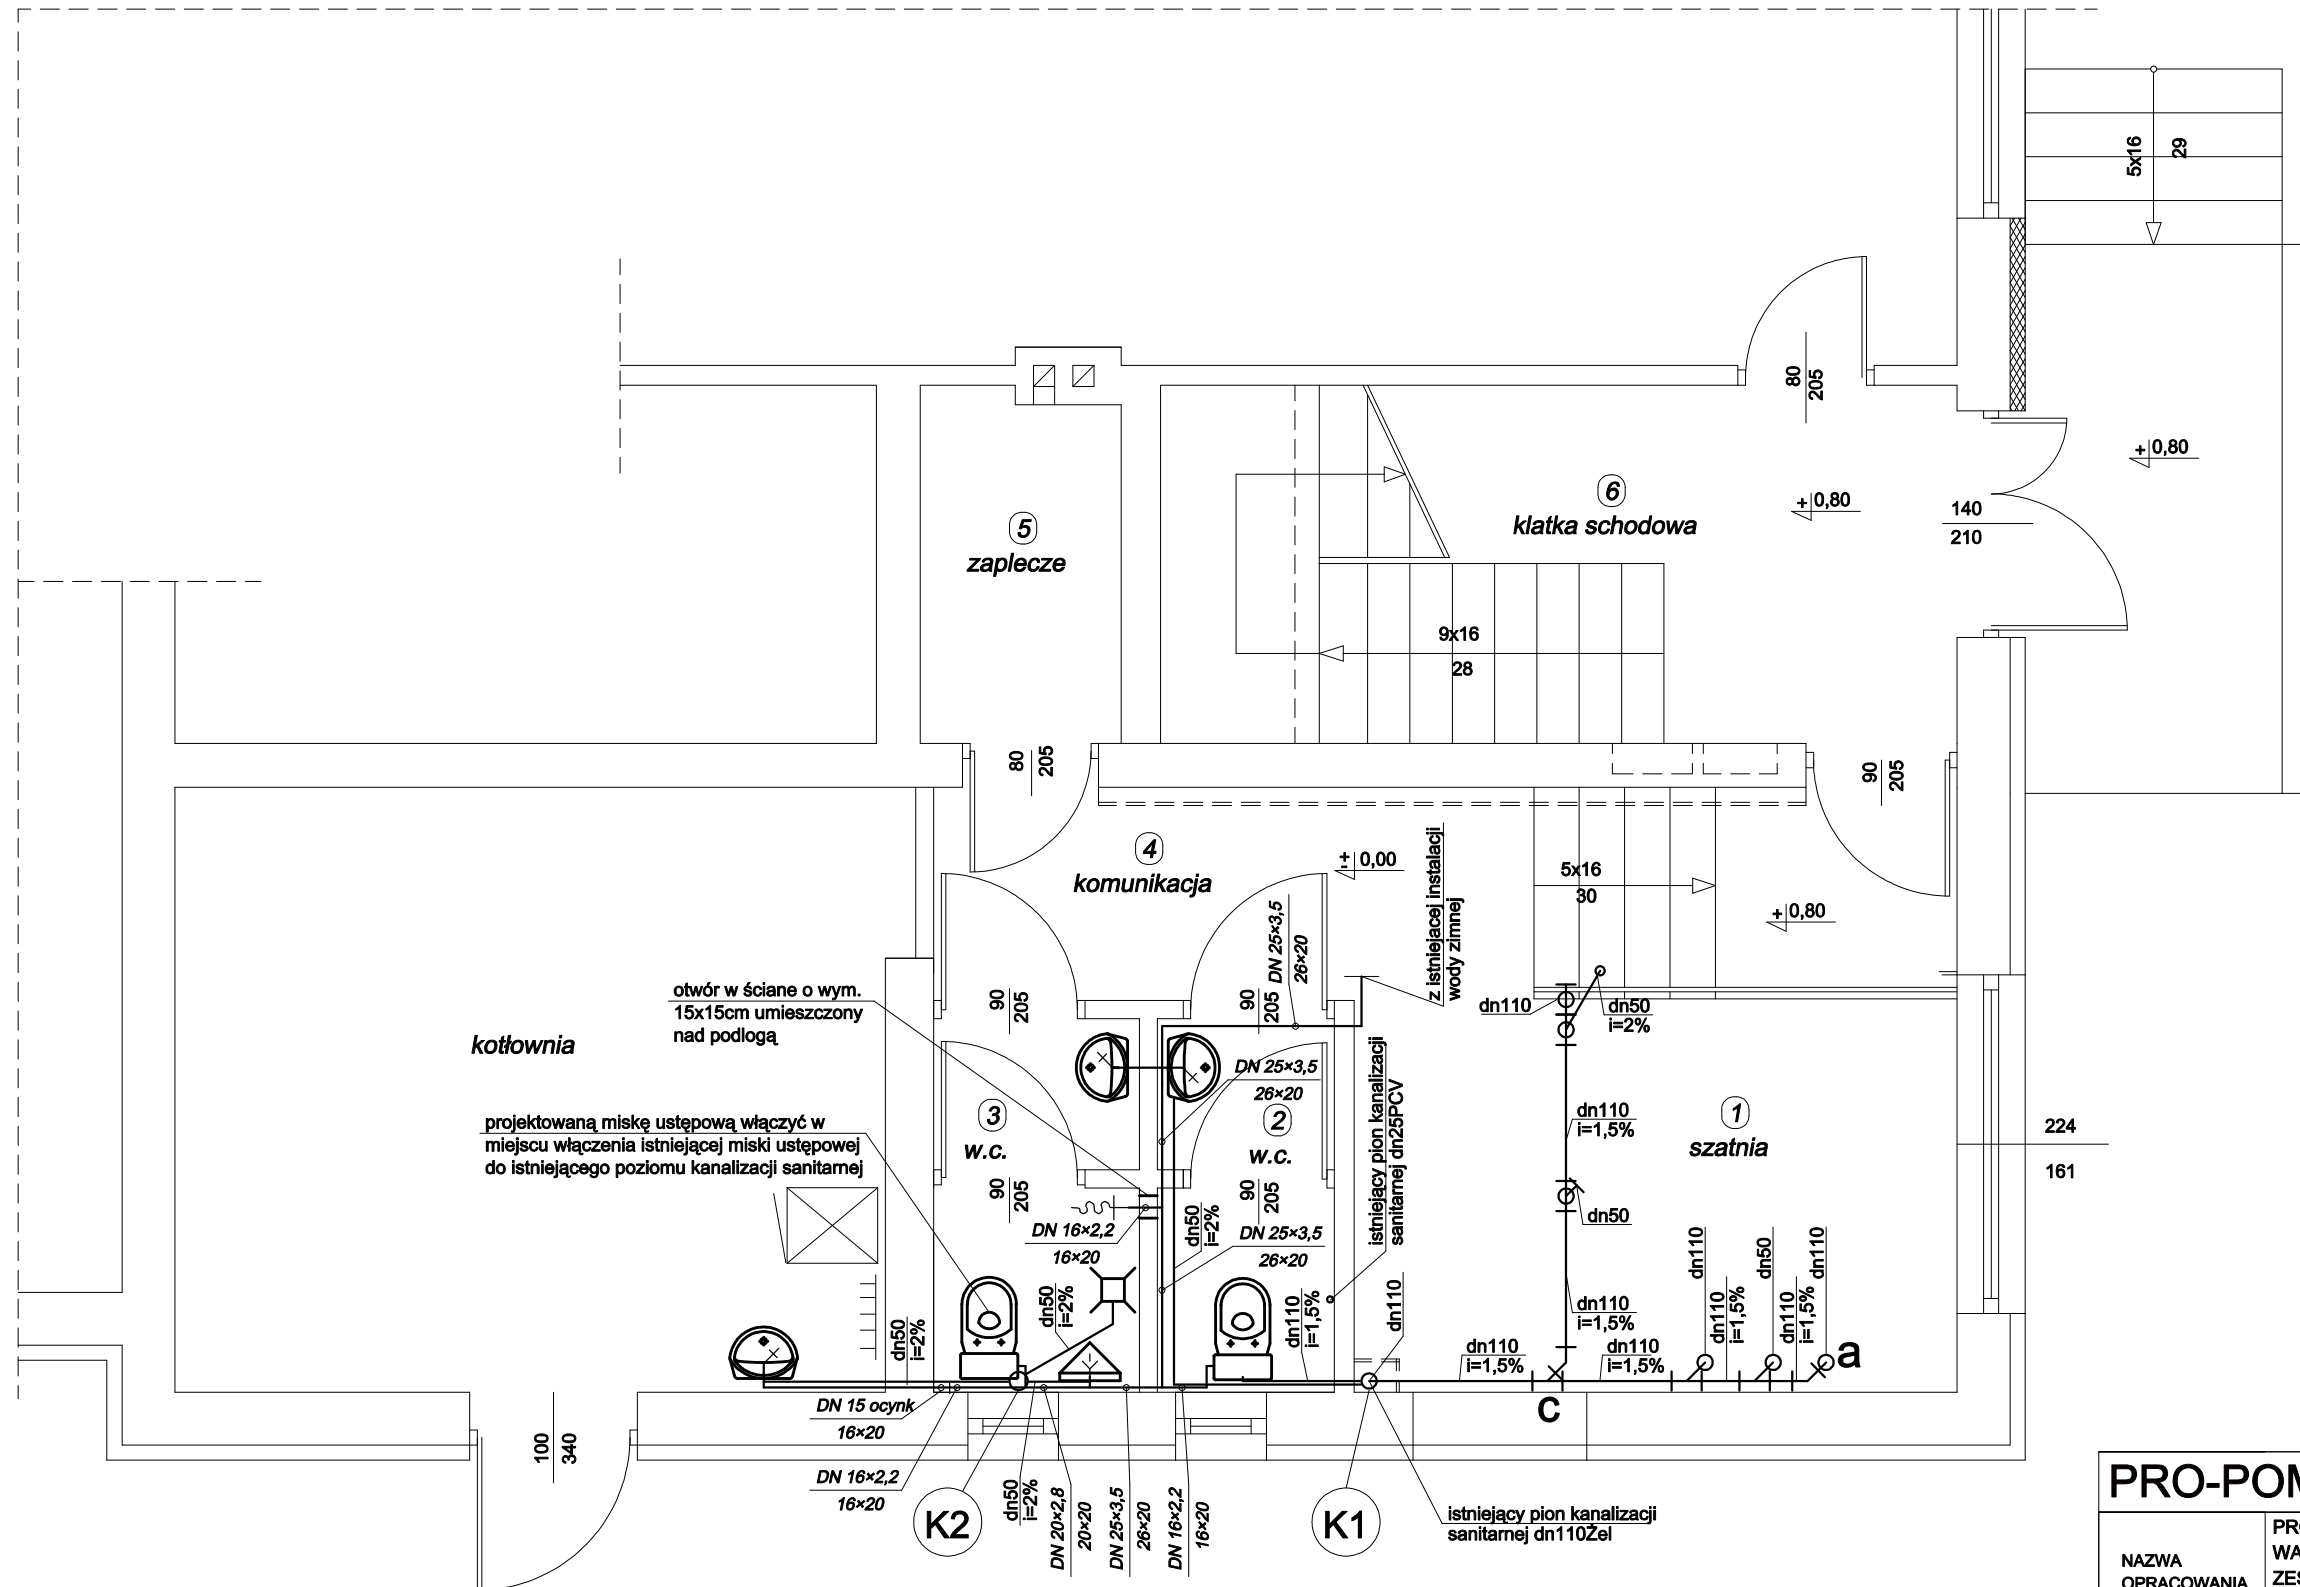

PRO-POMIAR s.c.		ul. Legionów 59 42-200 Częstochowa	
NAZWA OPRACOWANIA	PROJEKT BUDOWLANY ZMIANY SPOSOBU UŻYTKO- WANIA POMIESZCZEŃ PIWNICZNYCH NA SZATNIE I ZESPÓŁ W.C. W BUDYNKU GMINNEGO OŚRODKA KULTURY W BIERACH. BRANŻA INSTALACYJNA		
PRZEDMIOT RYSUNKU	RZUT PIWNIC INSTALACJA WOD.-KAN.	SKALA 1:50	RYS. 4
OPRACOWAŁ	mgr inż. MAREK NORBERCIAK		DATA 05.08
PROJEKTOWAŁ	mgr inż. JUSTYNA MIREK		DATA 05.08
SPRAWDZIŁ	mgr inż. ELŻBIETA WIŚNIEWSKA		DATA 05.08