


RZUT PIWNIC

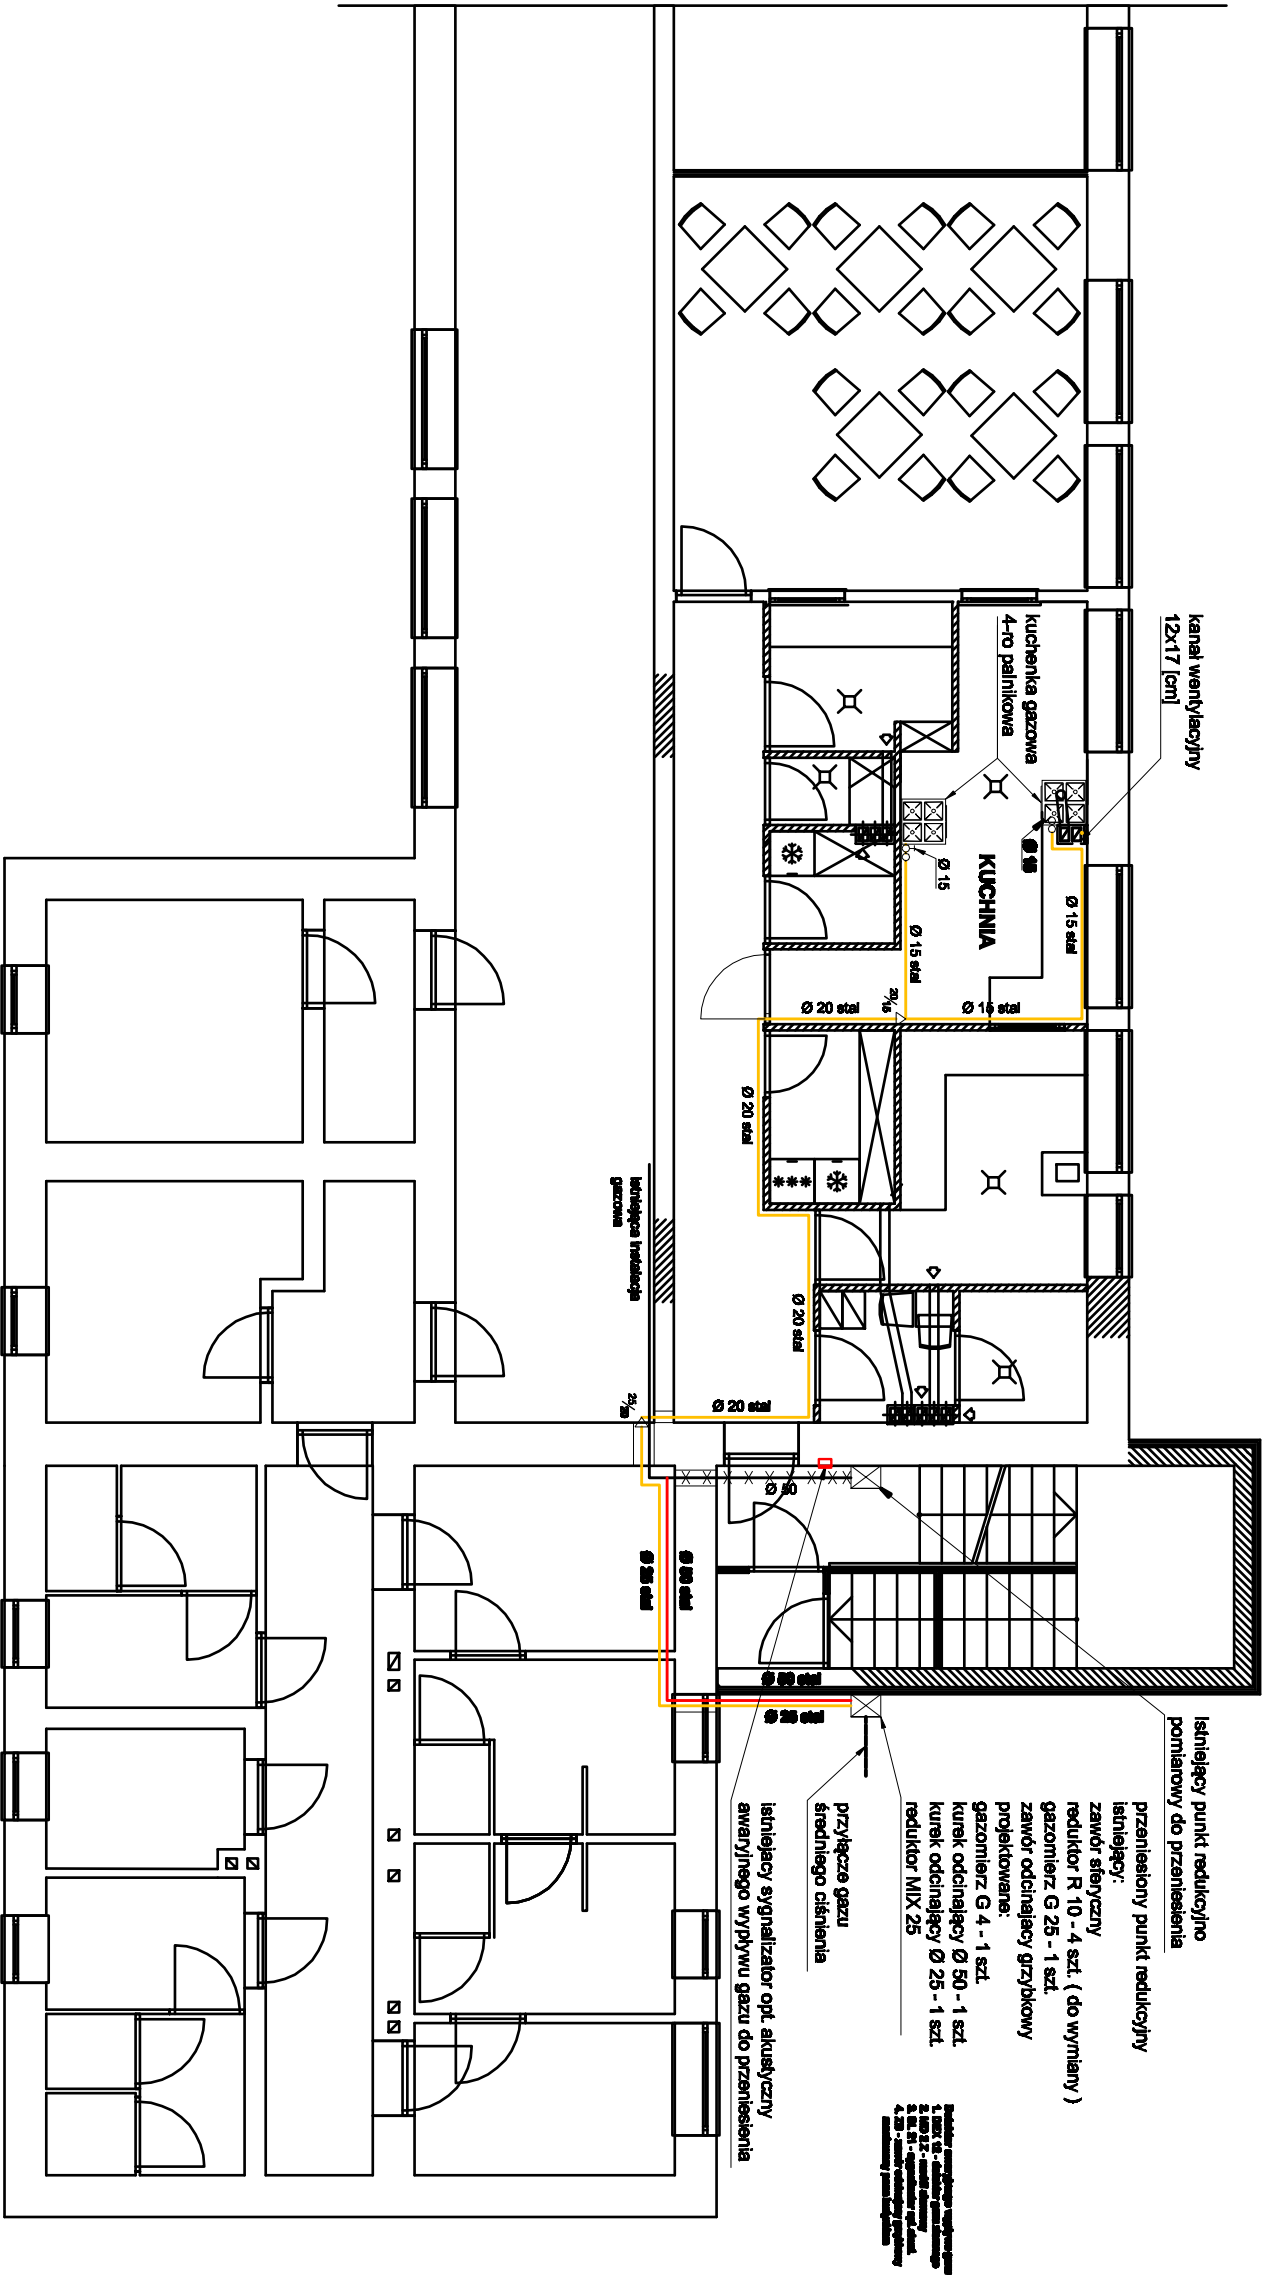

LEGENDA

- projektowana instalacja gazowa
- istniejąca instalacja gazowa
- projektowane połączenie istniejącej instalacji gazowej z przeniesionym punktem redukcyjno pomiarowym
- istniejąca instalacja gazowa do identyfikacji

Temat: P.T. WEWNĘTRZNEJ INSTALACJI GAZU		
Obiekt: BUDYNEK SZKOŁY		
Adres: Wieszczęła 50, par. nr 284/41		
Nazwa rys. RZUT PIWNIC		
Opracował:	skala 1: 100	
	Bratka	INST. SANIT.
Inwestor : Urząd Gminy w Jasienicy	Data	
	lipiec 2008	RYS.
		2