

Objekt: Oświetlenie dróg gminnych w Rudzicy - ul. Młyńska

Treść: Plan trasy podwieszenia wiązki oświetleniowej na istniejących słupach linii nN

Investor:
Urząd Gminy Jasienica
43-385 Jasienica 159

Projektował:
USŁUGI PROJEKTOWE INSTALACJE ELEKTRYCZNE
Antoni Szczotka
ul. Kłosa 30/1, 43-316 Bielsko-Biala
NIP 547-119-32-77, tel. 609 732 257, tel/fax 033 497 66 36
upr. kier. budowy 68/90 B-B, upr. projektanta 40/92 B-B

Data: maj, 2009

Skala: 1 : 1000

Rys. nr 2


Sekcije:
541.234.014, 062, 023, 071

LEGENDA:

200.54 - podwieszenie wiązki oświetleniowej na istniejących słupach linii nN

0 - proj. oprawy oświetleniowe SGS 101 70W

- ④ - istn. slup RPK/ŽN-10
- ④.1 - istn. slup RN/ŽN-10
- ④.2 - istn. slup P/ŽN-10
- ④.3 - istn. slup RN/ŽN-10
- ④.4 - istn. slup P/ŽN-10
- ④.5 - istn. slup P/ŽN-10
- ④.6 - istn. slup RN/ŽN-10
- ④.7 - istn. slup RN/ŽN-10
- ④.8 - istn. slup RN/ŽN-10

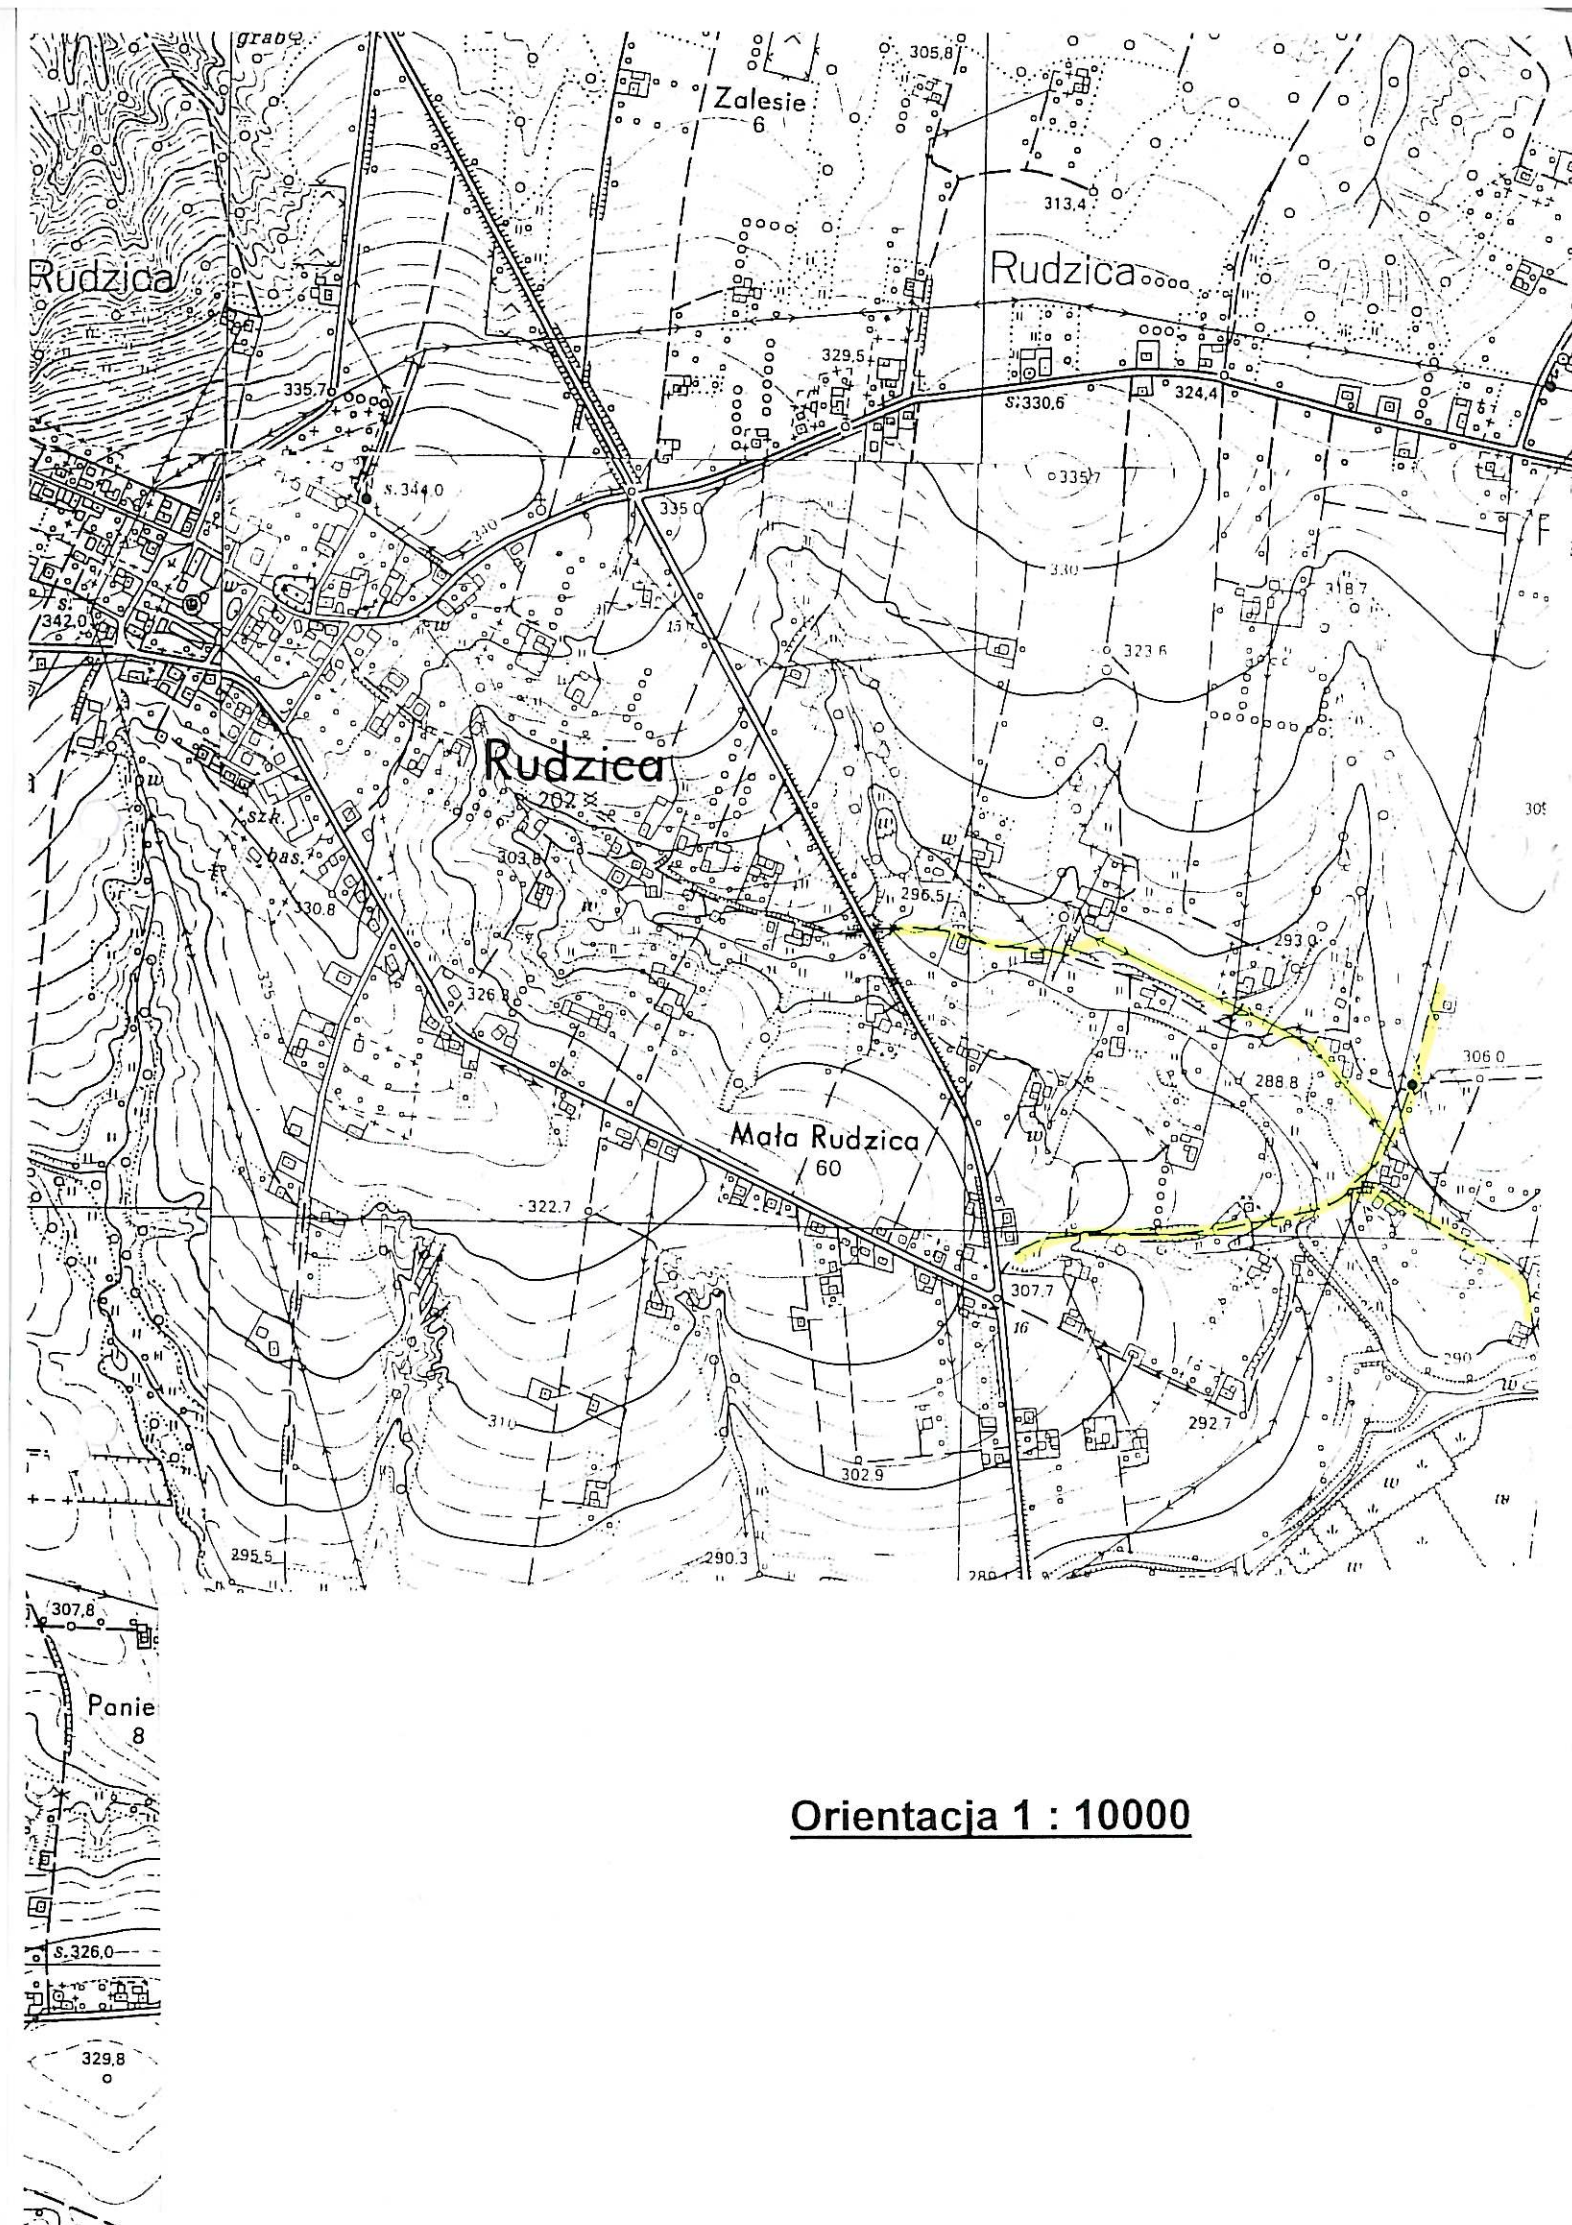

Orientacja 1 : 10000