


P.Z. 331,0 M2

P.U 274,8 M2

V. 1130,0 M3

NR.	POMIESZCZENIE	NR.	POMIESZCZENIE	NR.	POMIESZCZENIE
	POSADZKA		POSADZKA		POSADZKA
1	SALA SPOTKAŃ KOMINKOWA	5	ZMIESZANA / POM. TECHNICZNE	9	NATRYSKI
2	ZAPLECZE KUCHENNE	6	POKOJ INTEGRACYJNY	10	NATRYSKI
3	POKOJ ŚNIADANI	7	POMIESZCZENIE TECHNICZNE	11	TOALETY
4	POM. TECHNICZNE	8	SZATNIA SPORTOWCÓW	P	PODCIEN
					BRUK BETONOWY


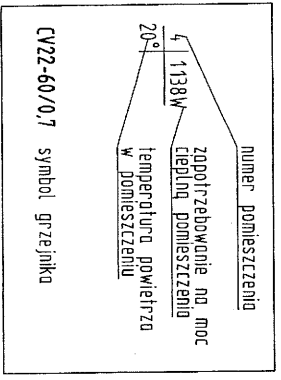


mgr inż. Elżbieta Stec-Chopiak
upr. bud. nr SLK/2020/POO5/07
do projektowania bez ograniczeń
w specjalności instalacyjnej w zakresie sieci,
instalacji i urządzeń ciepłotytnych, wentylacyjnych,
gazowych, wodociagowych i kanalizacyjnych

TEMAT OPRACOWANIA : ROZSZERZENIE I ZBUDOWA BUDYNKU OBSŁUGI REKREACYJNEJ
I KULTURALNEJ PRZY BOISKU SPORTOWYM W MIEDZYRZECZU



PROJEKTOWAŁ :
Przedmiot rysunku: RZUT PARTERU
INWESTOR: URZĄD GMINY JASIEŃCA
43-384, JASIEŃCA 159
ADRES INWESTYCJI: MIEDZYRZECZE, PRG. NR 255

DATA: 2009
SKALA: 1:100
RYS.NR 1

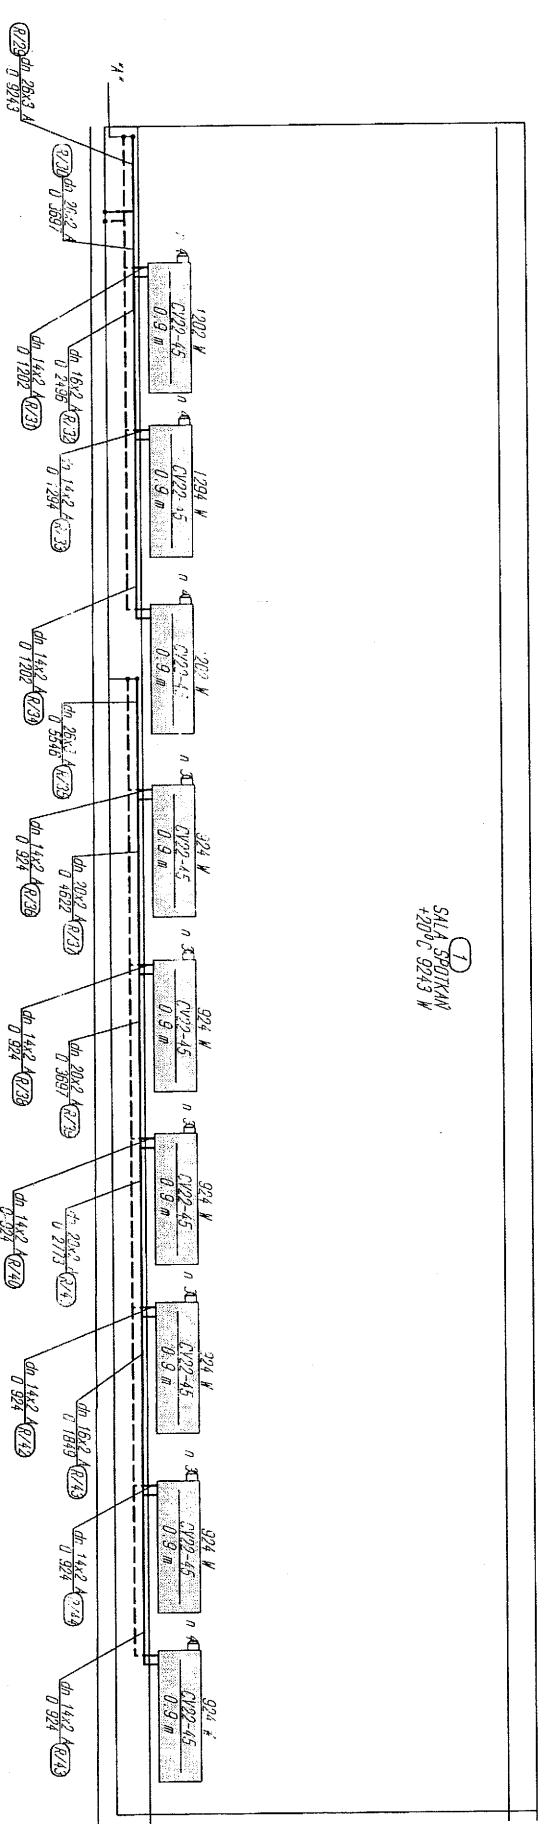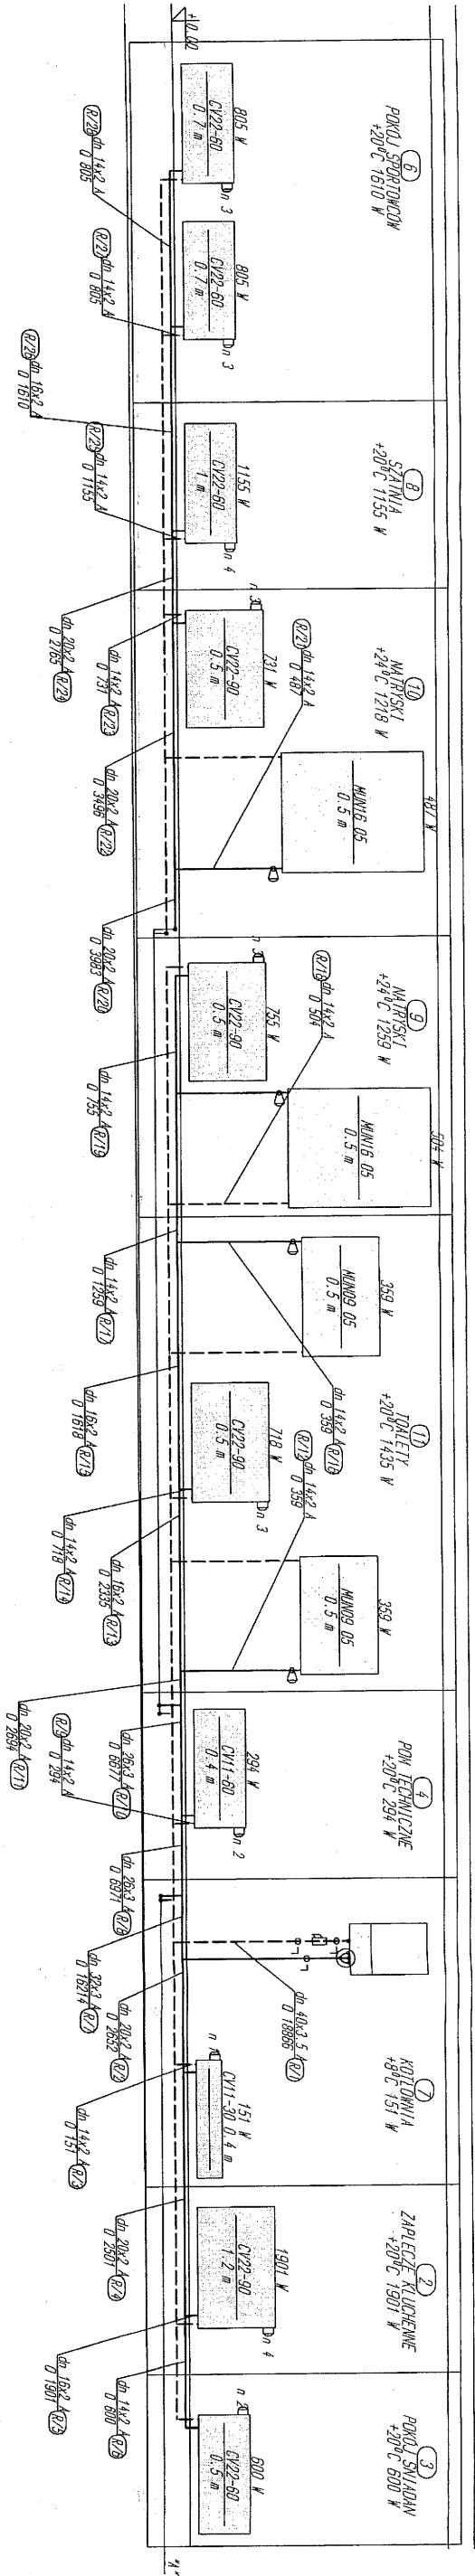

TEMAT OPRACOWANIA : ROZBUDOWA I ZBUDOWA BUDYNKU OBSŁUGI REKREACYJNEJ I KULTURALNEJ PRZY BOISKU SPORTOWYM W MIEDZYRZECZU				
PROJEKTOWAŁ :		DATA: 2009		
Przedmiot rysunku: RZWIŃCIE	Brzoza: INSTALACJE C.O.	SKALA: 1:100		
INWESTOR: URZĄD GMINY JASENICA 43-384, JASENICA 159	RYS.NR 2.			
ADRES INWESTYCJI: MIEDZYRZECZE, P.G. NR 255				

mgr inż. Elżbieta Stec-Chopiak
upr. bud. nr SLK/2020/POOS/07
do projektowania bez ograniczeń
w specjalności instalacyjnej w zakresie sieci,
instalacji i urządzeń cieplnych, wentylacyjnych,
gazowych, wodocigowych i kanalizacyjnych

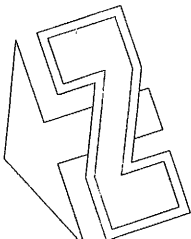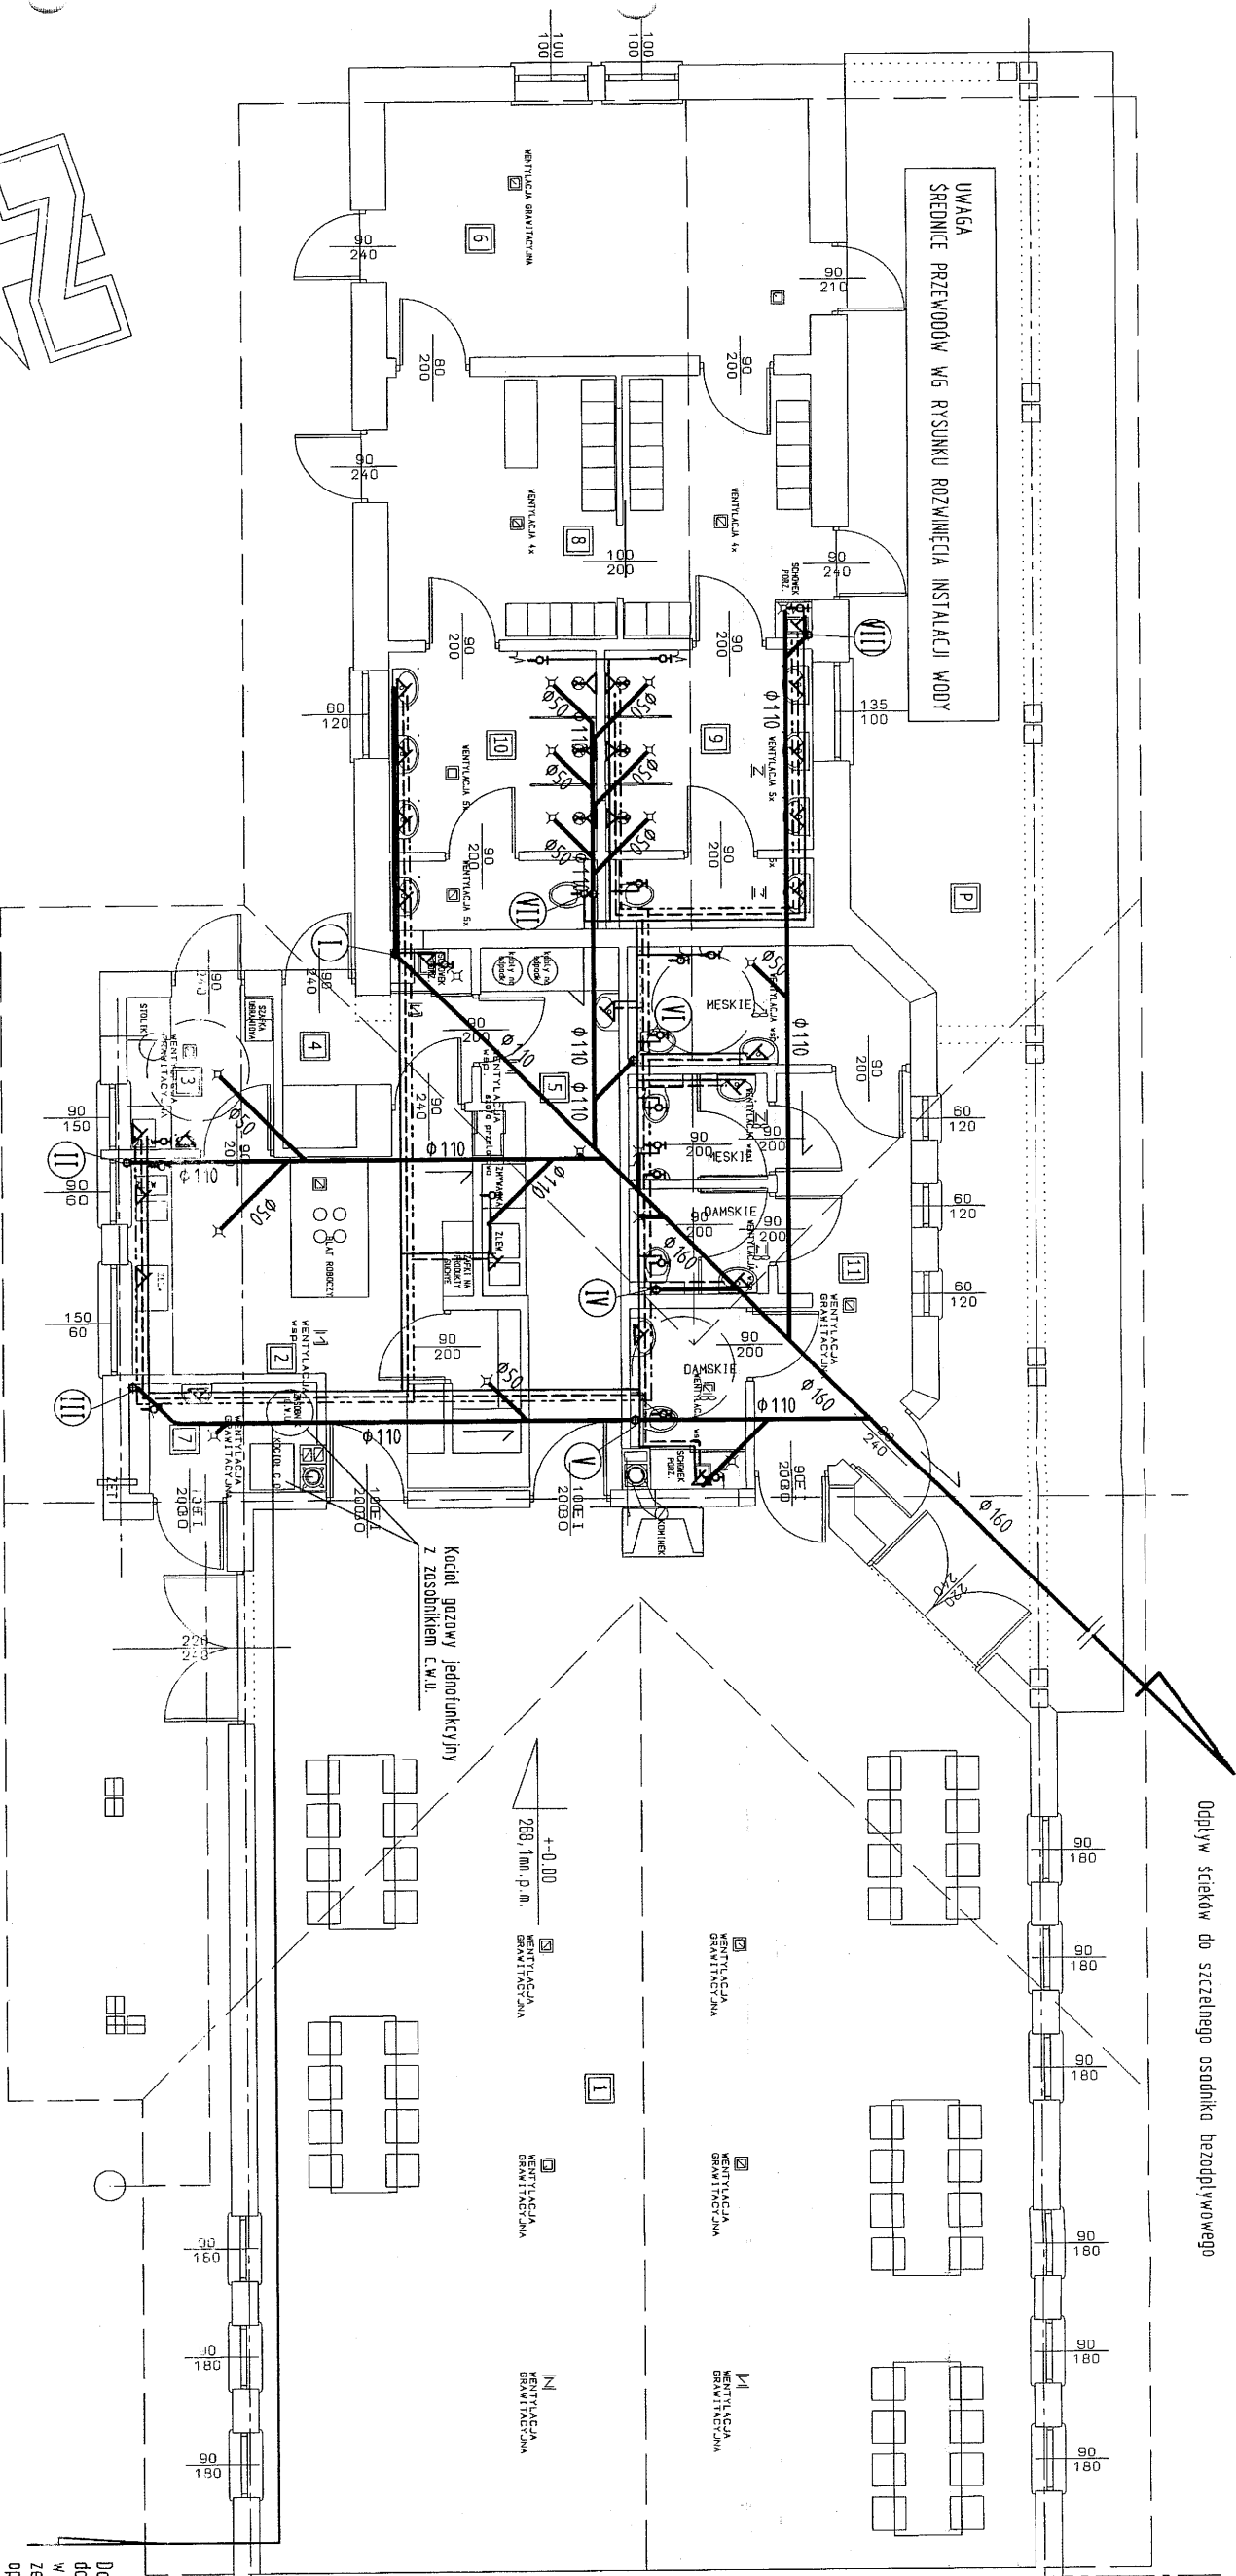

P.Z. 331,0 M2

P.U 274,8 M2

V. 1130,0 M3

NR.	POMIESZCZENIE	NR.	POMIESZCZENIE	NR.	POMIESZCZENIE
	POSIADZKA		POSIADZKA		POSIADZKA
1	SALA SPOTKAN KOMINKOWA	5	ZIMNAŁNIA / POM. TECHNICZNE	9	NATRYSKI
148,55 m ²	dyki gresowe PARKIET	16,65 m ²	dyki gresowe	10,34 m ²	dyki gresowe
2	ZAPLECZE KUCHENNE	6	POKOJ INTEGRACYJNY	10	NATRYSKI
19,48 m ²	dyki gresowe	20,21 m ²	dyki gresowe	10,34 m ²	dyki gresowe
3	POKOJ SNIADAN	7	POMIESZCZENIE TECHNICZNE	11	TOILETY
4,15 m ²	dyki gresowe	3,70 m ²	dyki gresowe	24,54 m ²	dyki gresowe
4	POM. TECHNICZNE	8	SZATNIA SPORTOWCÓW	P	PODCIEN
2,1 m ²	dyki gresowe	20,05 m ²	dyki gresowe	70,12 m ²	BRUK BETONOWY



przewody wody zimnej
przewody wody ciepłej
przewody wody cyrkulacyjnej
przewody kanalizacyjne



Dooprowadzenie wody do budynku (zestaw wodomierzowy w srodku wodomierzowej na zewnątrz budynku-wg. odrębnego opracowania)

mgr inż. Elżbieta Stec-Chopiak upr. bud. nr SLK/2020/POO5/07 do projektowania i nadzoru nad w specjalności instalacyjnej w zakresie sieci instalacji urządzeń cyrkulacyjnych, wentylacyjnych przewodów wodociagowych i kanalizacyjnych			
TEMAT OPRACOWANIA : ROZBUDOWA I ZBUDOWA BUDYNKU OBSŁUGI REKREACYJNEJ I KULTURALNEJ PRZY BOISKU SPORTOWYM W MIEDZYRZECZU			
PROJEKTOWAŁ :		DATA: 2009	
Przedmiot rysunku: RZUT PARTERU		Brzoza: INSTALACJE WOD-KAN	
INWESTOR: URZĄD GMINY JASENICA 43-384 JASENICA 159		SKALA: 1:100	
ADRES INWESTYCJI: MIEDZYRZECZE, PRG. NR 255		RYS.NR 3	

TEMAT OPACOWANIA			DATA:
PROJEKTOWAL :			2009
Przedmiot rysunku:	BRONZO:	SKALA:	
ROZWINIĘCIE	INSTALACJE WODY	1:100	
INWESTOR:	URZĄD GMINY JASENICA	RYŚNIR	
	43-384 JASENICA 159		
ADRES INWESTYCJI:	MIEDZYRZECZE, PRG. NR 255		
		4	

mgr inż. Elżbieta Ściec-Chopiak
upr. bud. nr SLK/2020/POOS/07
do projektowania i nadzoru
w specjalności instalacji i urządzeń
w zakresie sieci i instalacji i urządzeń ciepłowniczych, wentylacyjnych
i klimatyzacyjnych

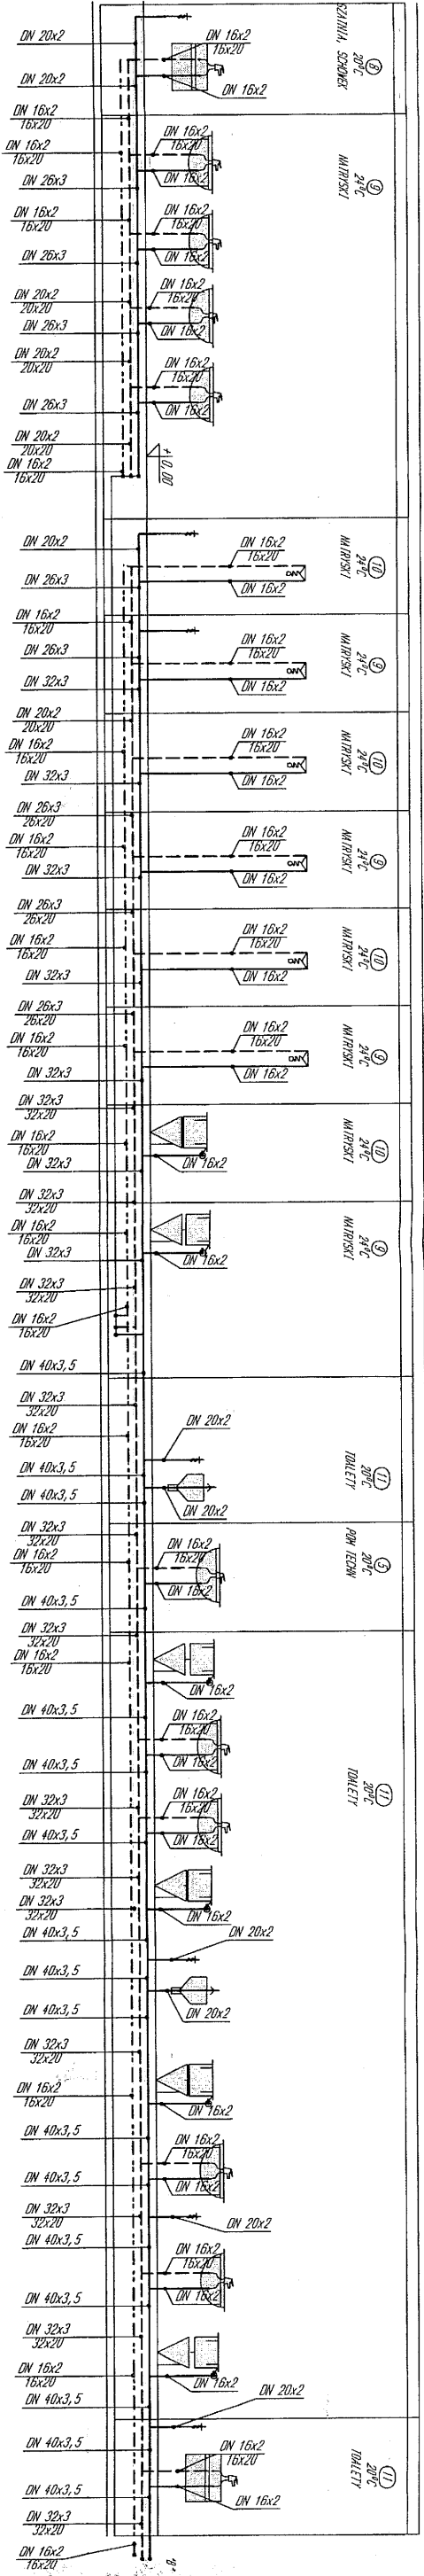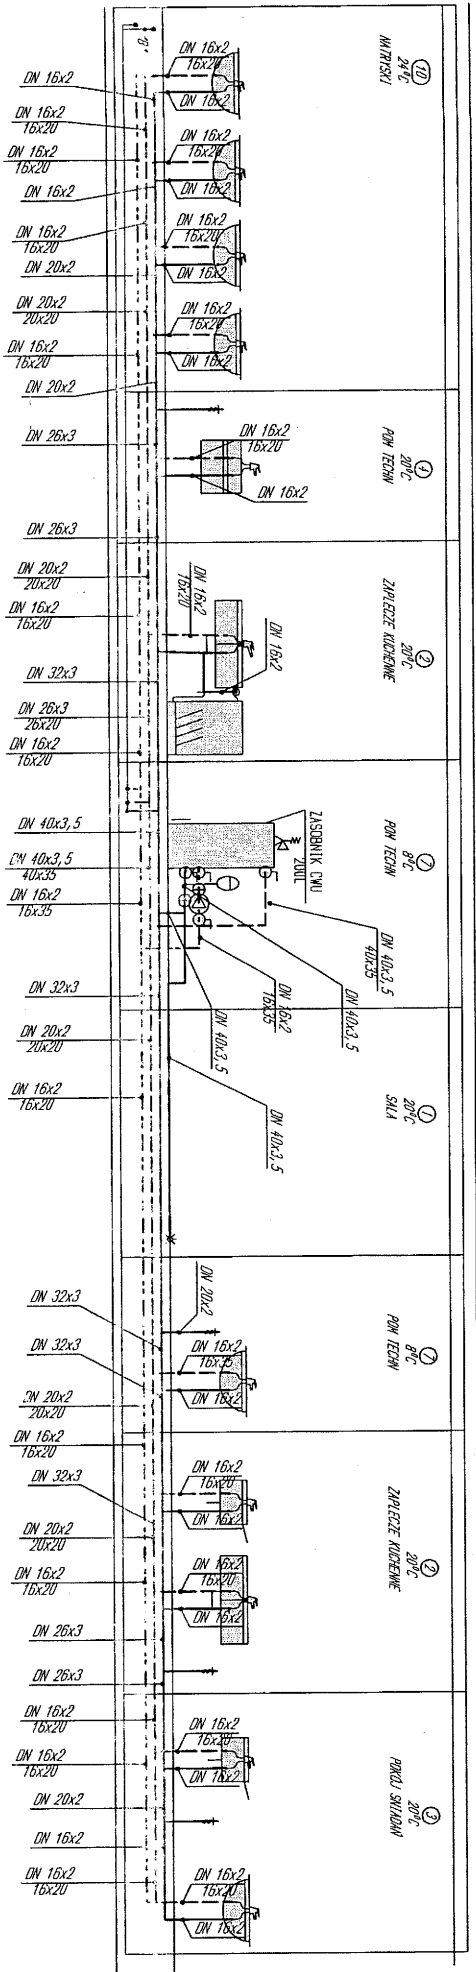

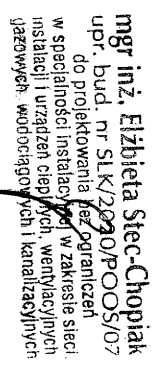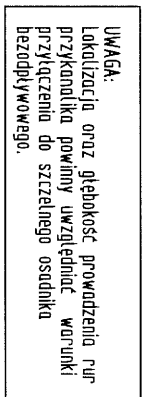

TEMAT: OPRAĆOWANIA : - ROZBUDOWA I ZABUDOWA BUDYNKU OŚWIETLENIA I KULTURALNEJ PRACY GOSPODARSTWA W MIEJSCOWOŚCI	
PROJEKTOWAŁ :	DATA: 2009
Przedmiot rysunku: ROZWIĄZANIE	Brązowy: INSTALACJE KANALIZACJI
INWESTOR: URZĄD GMINY JASZENICA 43-384 JASZENICA 159	SKALA: 1:100
ADRES INWESTYCJI: MIEJSCOWOŚĆ, POK. NR 255	RYS.NR 5